

チェックボーリング位置図 (案)

S=1:500

凡例 (地下埋設物)

電気
ガス
NTT
水道 (本設)
水道 (仮設)
広域水道
下水道
雨水ボックス



X-130000

X-130100

X-130200

Y-46800

Y-46700

Y-46600

Y-46500

Y-46800

Y-46700

Y-46600


Y-46500

X-130000

X-130100

X-130200

過年度ボーリング調査位置
チェックボーリング位置 (案)

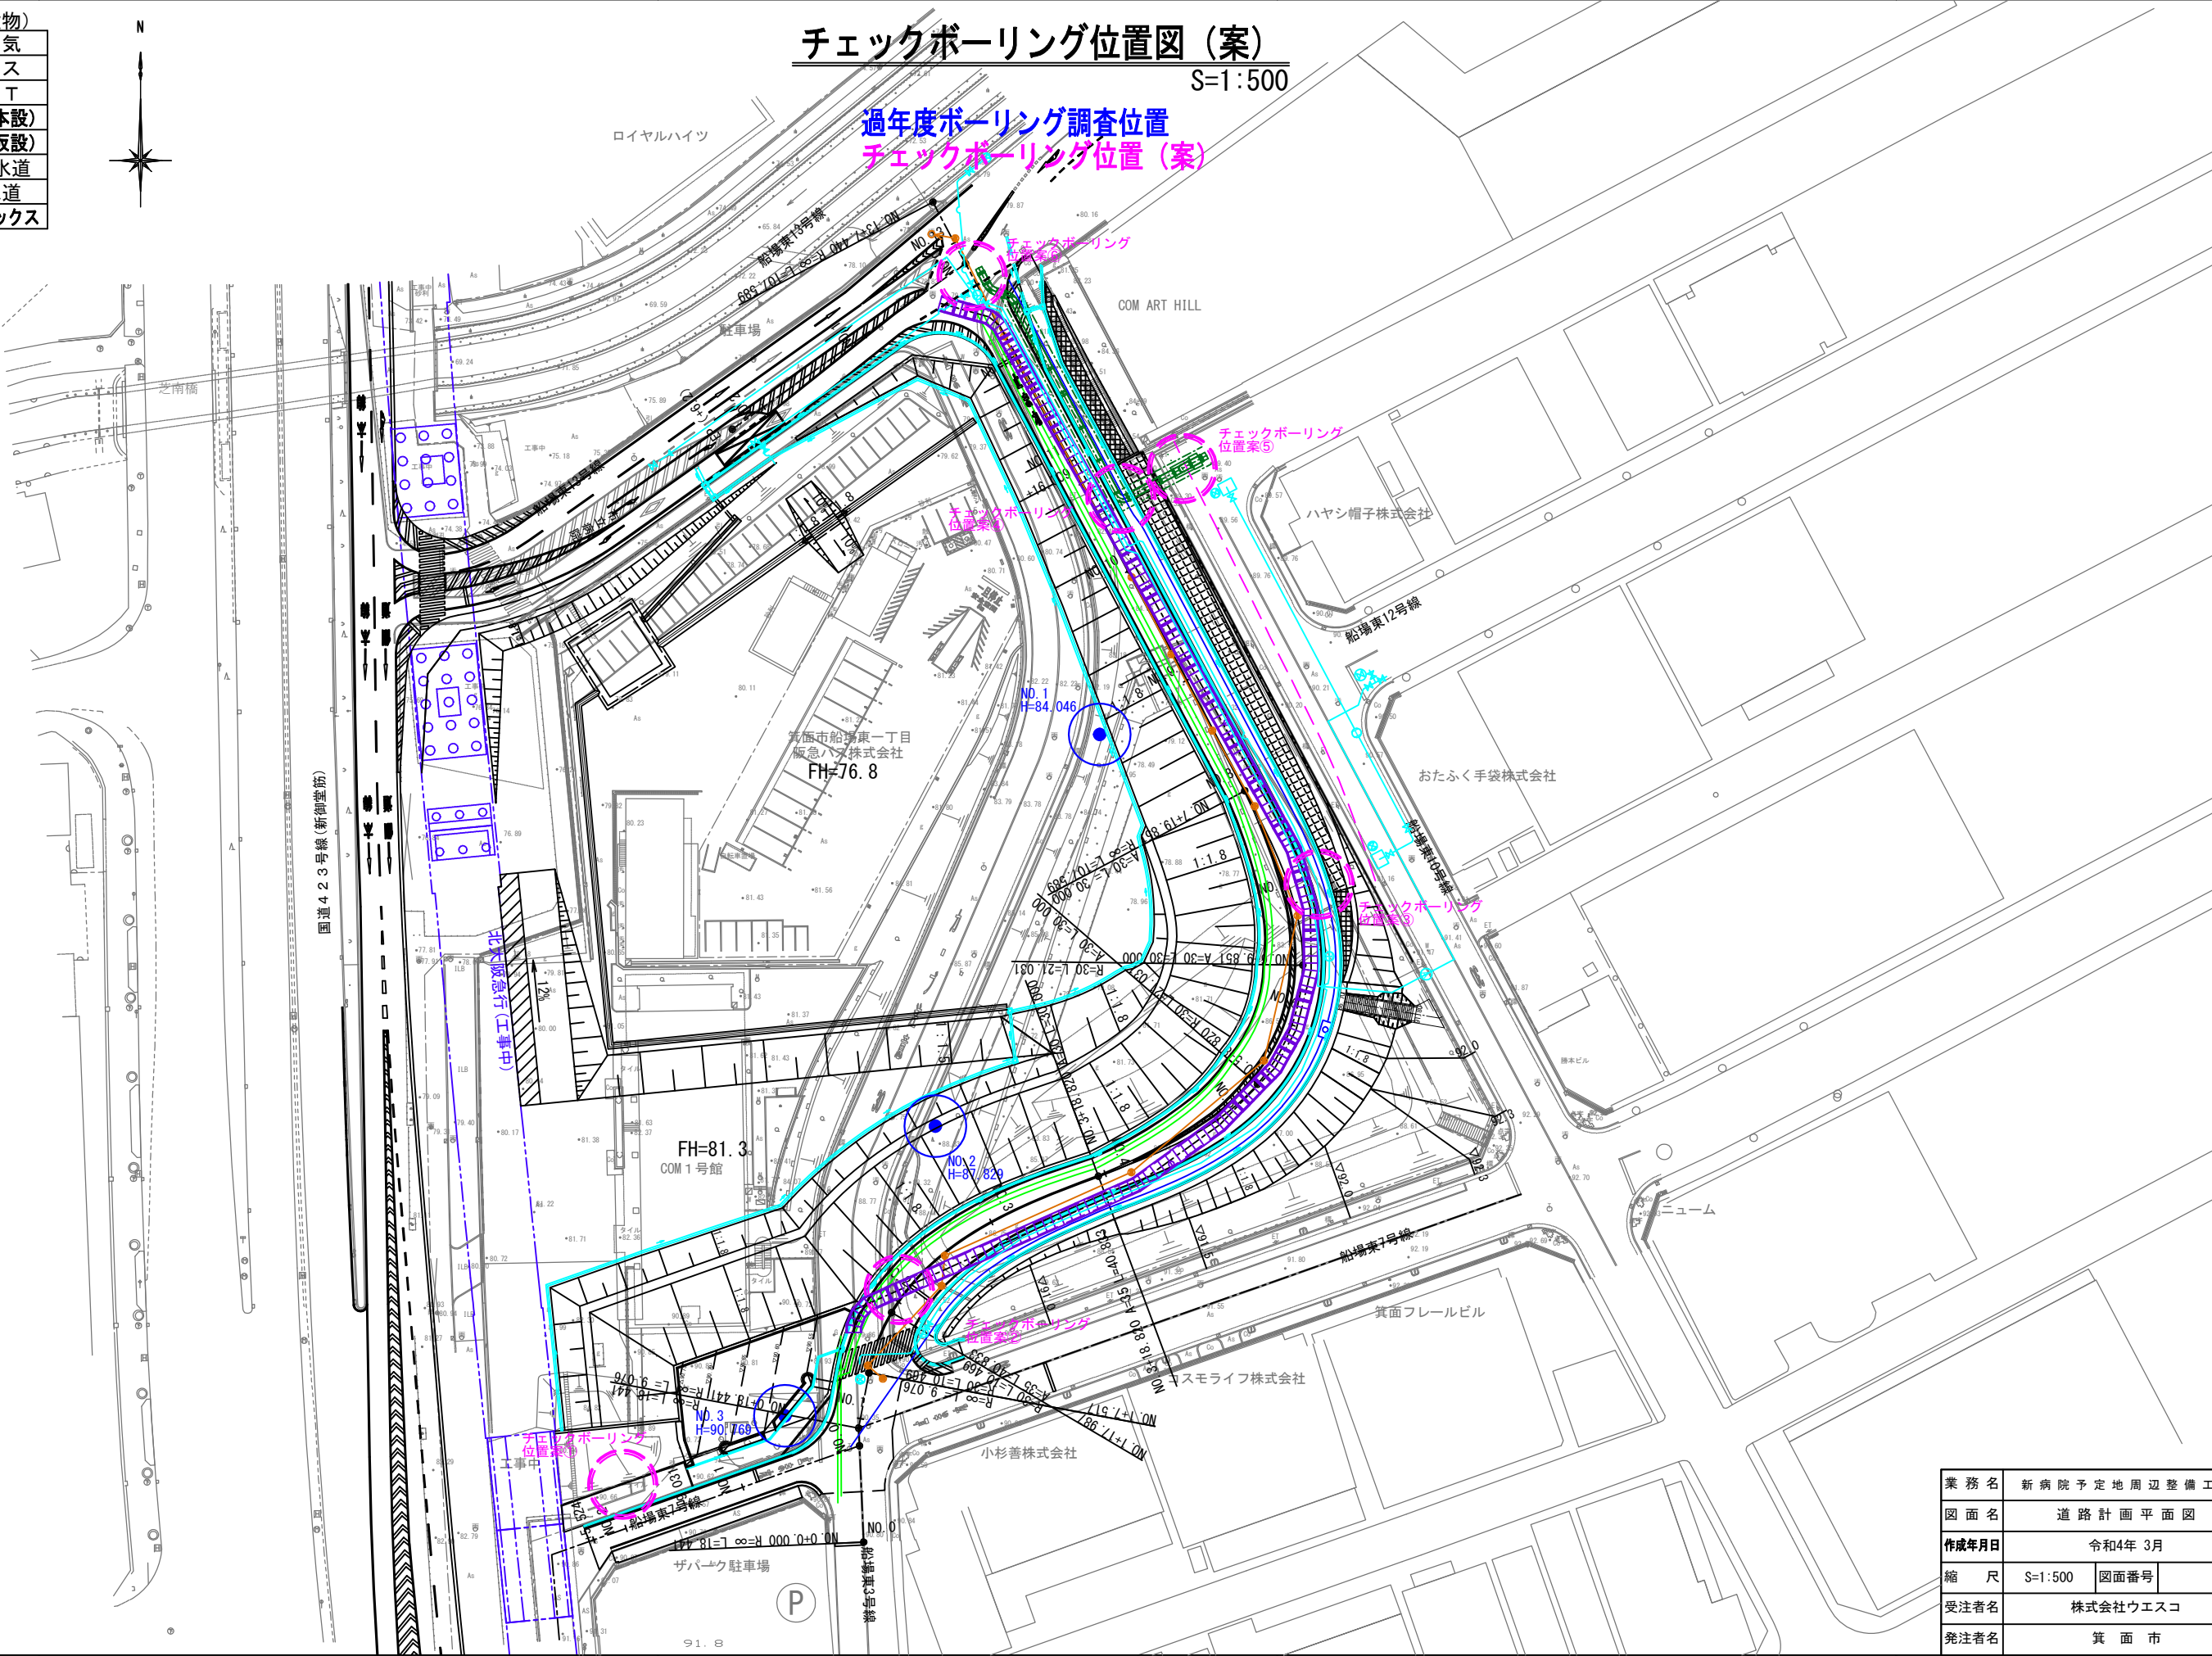

業務名	新病院予定地周辺整備工事
図面名	道路計画平面図
作成年月日	令和4年 3月
縮尺	S=1:500 図面番号
受注者名	株式会社ウエスコ
発注者名	箕面市