



拡声設備 系統図

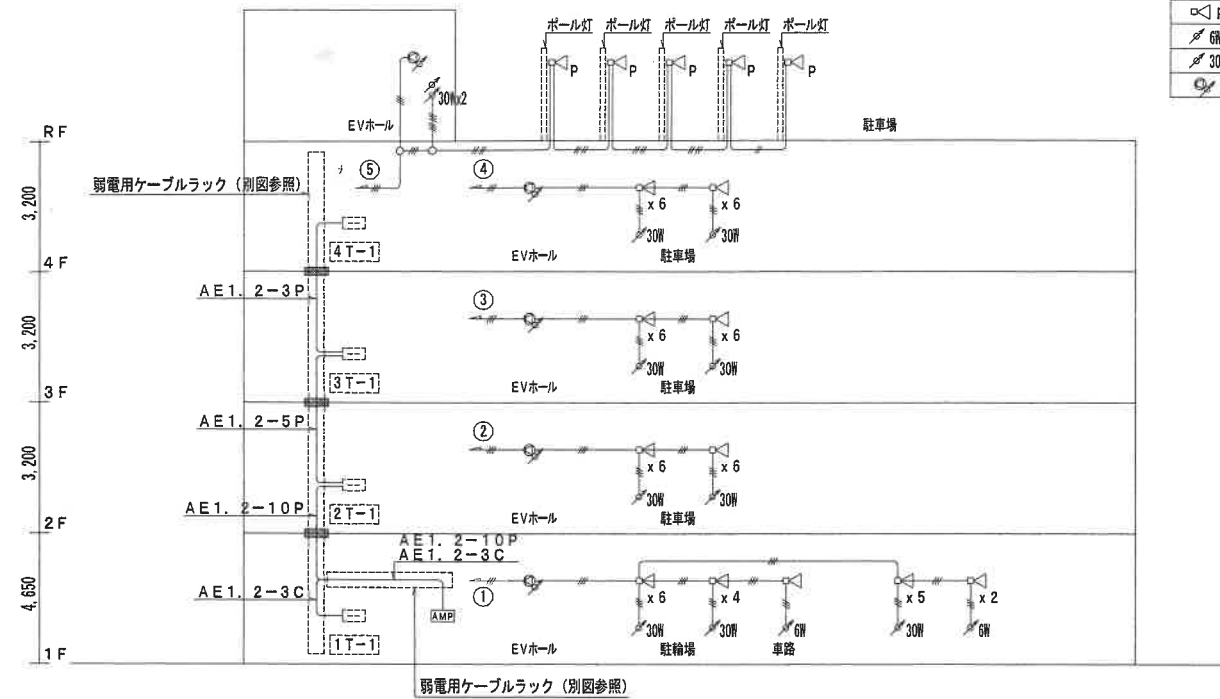

- 特記事項
- 特記無き配線は下記による  
 AE1.2-2C (16)  
 AE1.2-3C (16)  
 特記無き配管材はP F管とする
  - 防火区画貫通処理 (国土交通大臣認定工法・(財)消防安全センター評定品)

| 記号       | 名称・仕様             |
|----------|-------------------|
| AMP      | 業務放送アンプ           |
| □        | ホーン型スピーカー         |
| □P       | ホーン型スピーカー (ポール取付) |
| 6W       | アッテネーター (～6W)     |
| 30W      | アッテネーター (～30W)    |
| 壁掛型スピーカー | アッテネーター付          |

インターホン・電気錠設備

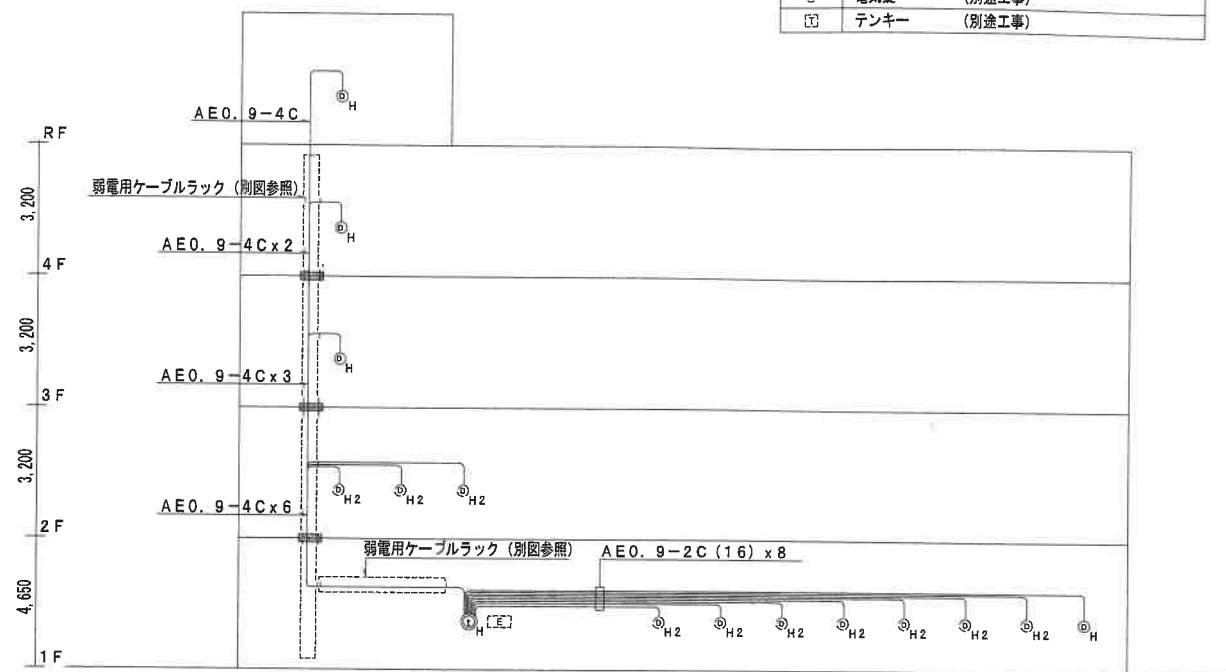


注：管理事務室へPHS転送機器 (別途工事) 設置とする。

- 特記事項
- 特記無き配線は下記による  
 1P CPEV1.2-1P (16)  
 2P CPEVS1.2-2P (16)  
 特記無き配管材はP F管とする
  - 防火区画貫通処理 (国土交通大臣認定工法・(財)消防安全センター評定品)


| 記号     | 名称・仕様  |
|--------|--------|
| 電気錠制御盤 | (別途工事) |
| 電気錠    | (別途工事) |
| デンキー   | (別途工事) |

監視カメラ設備 系統図

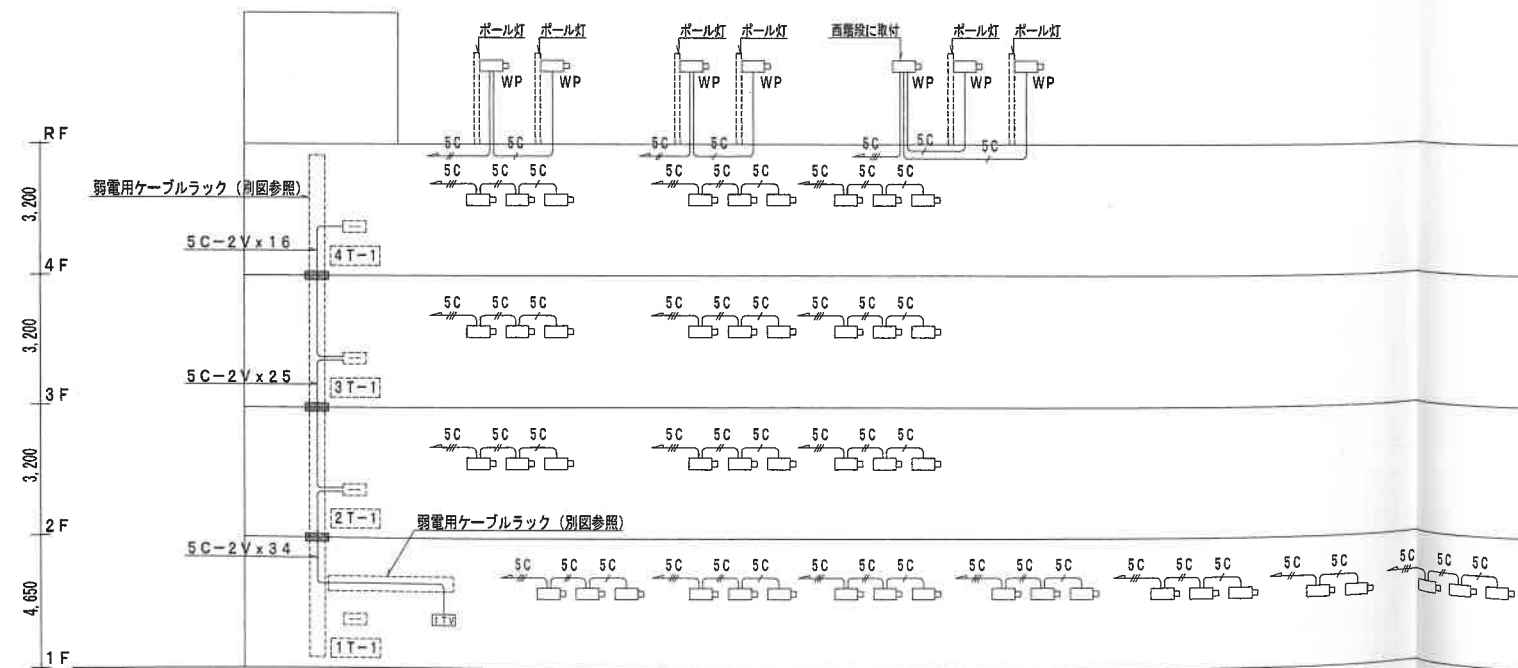



- 特記事項
- 特記無き配線は下記による  
 5C 5C-2V (22)  
 5C 5C-2V x 2 (22)  
 5C 5C-2V x 3 (22)  
 特記無き配管材はP F管とする
  - 防火区画貫通処理 (国土交通大臣認定工法・(財)消防安全センター評定品)


| 記号  | 名称・仕様             |
|-----|-------------------|
| ITV | ITVモニター装置         |
| □   | カラーカメラ (防塵型)      |
| □WP | カラーカメラ (屋外型ポール取付) |

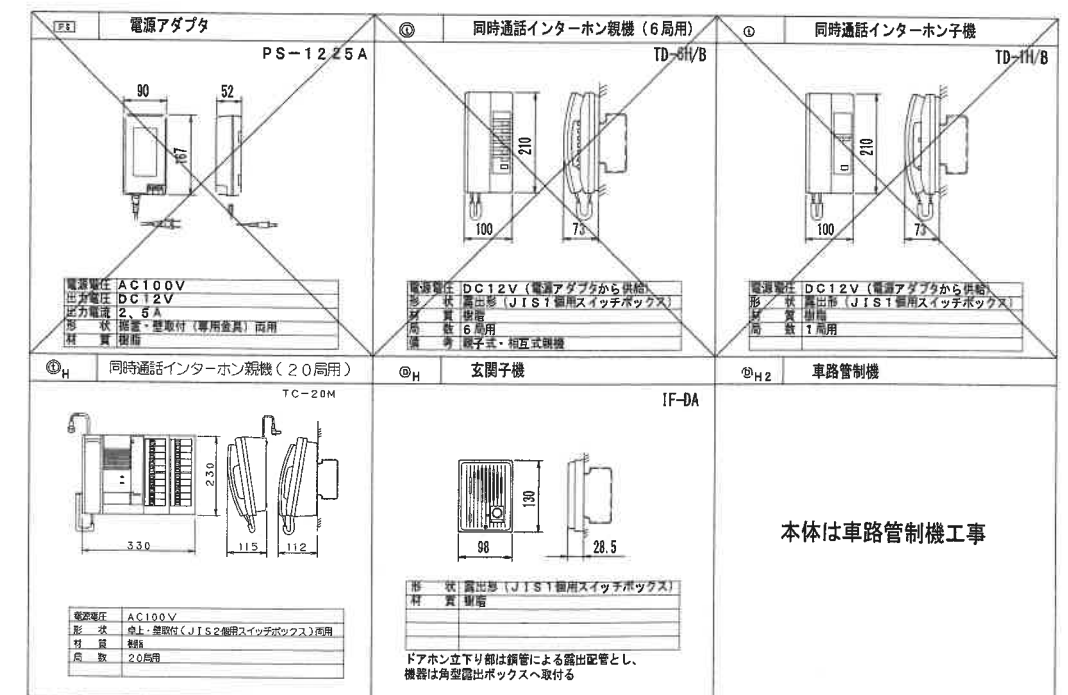


拡声設備 姿図

便所呼出設備 姿図

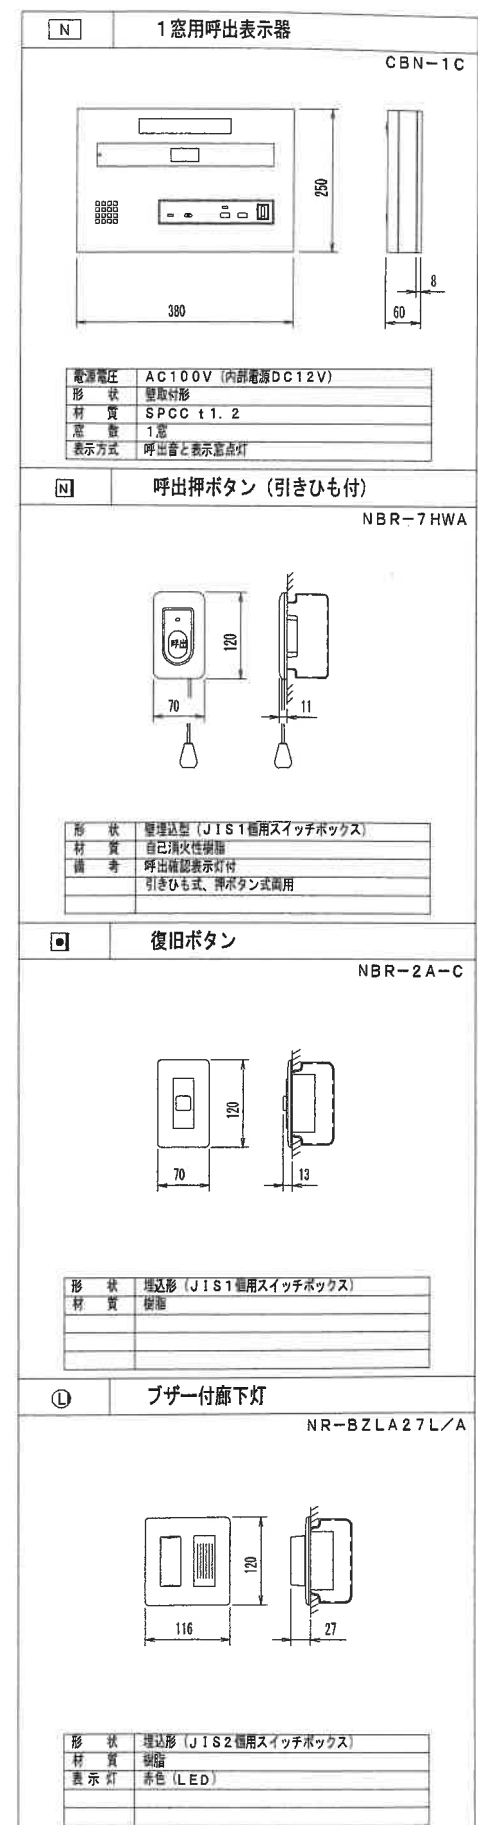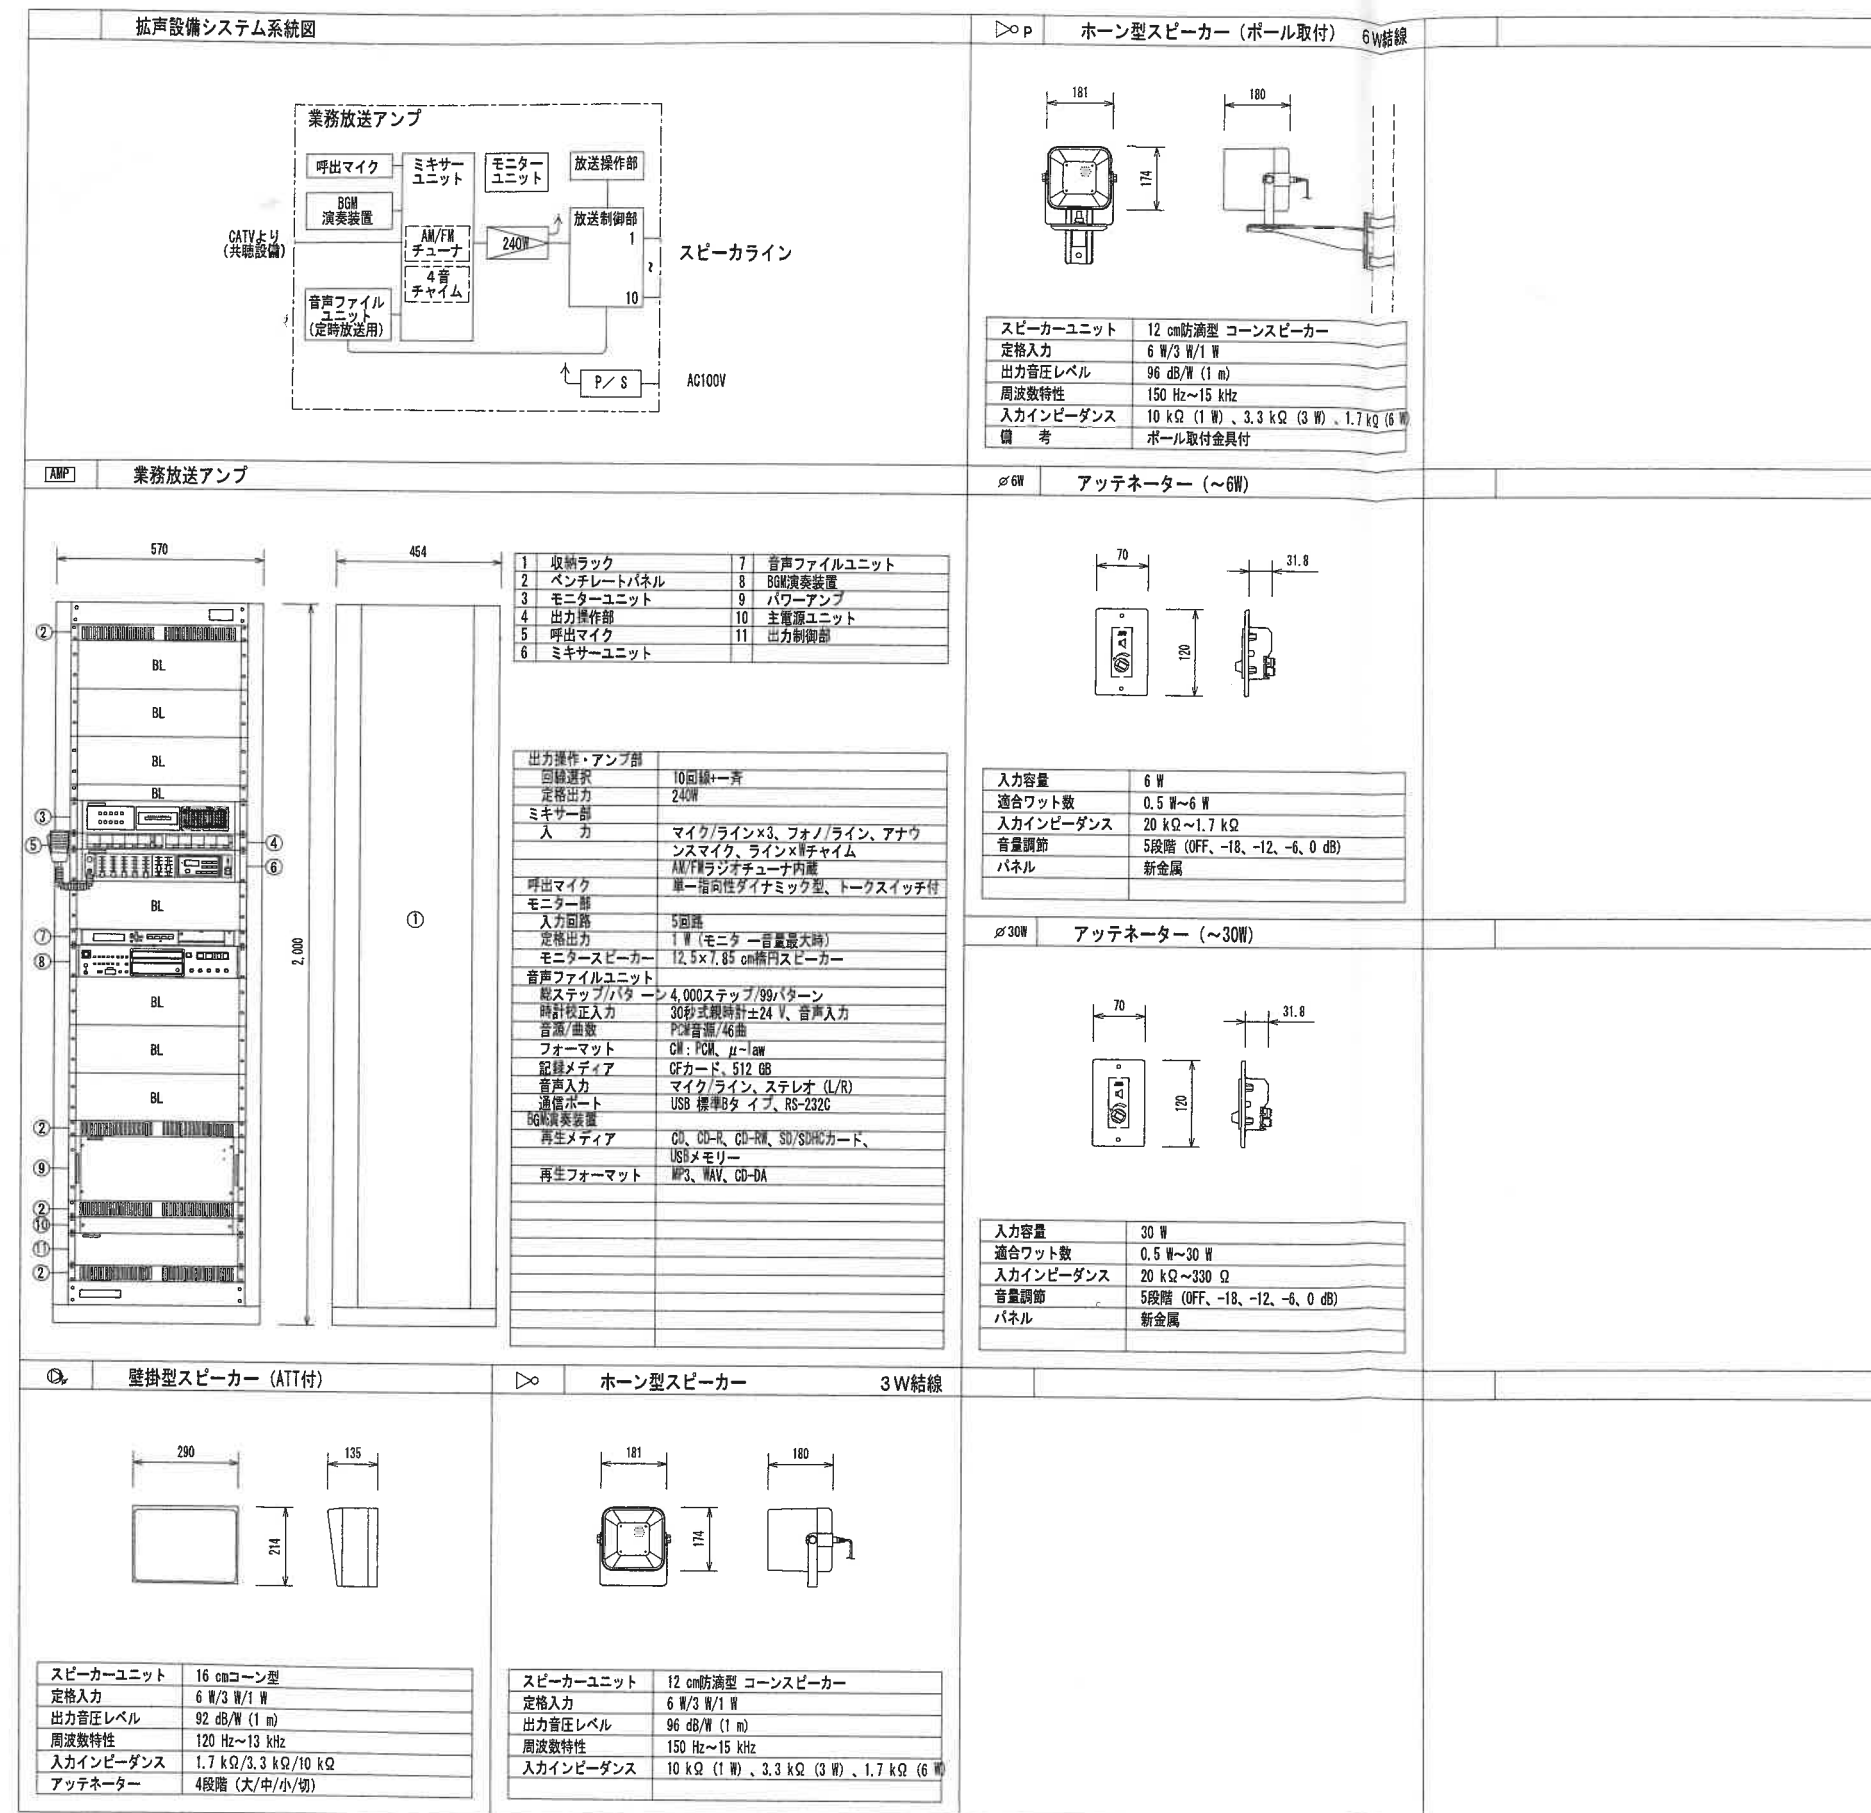

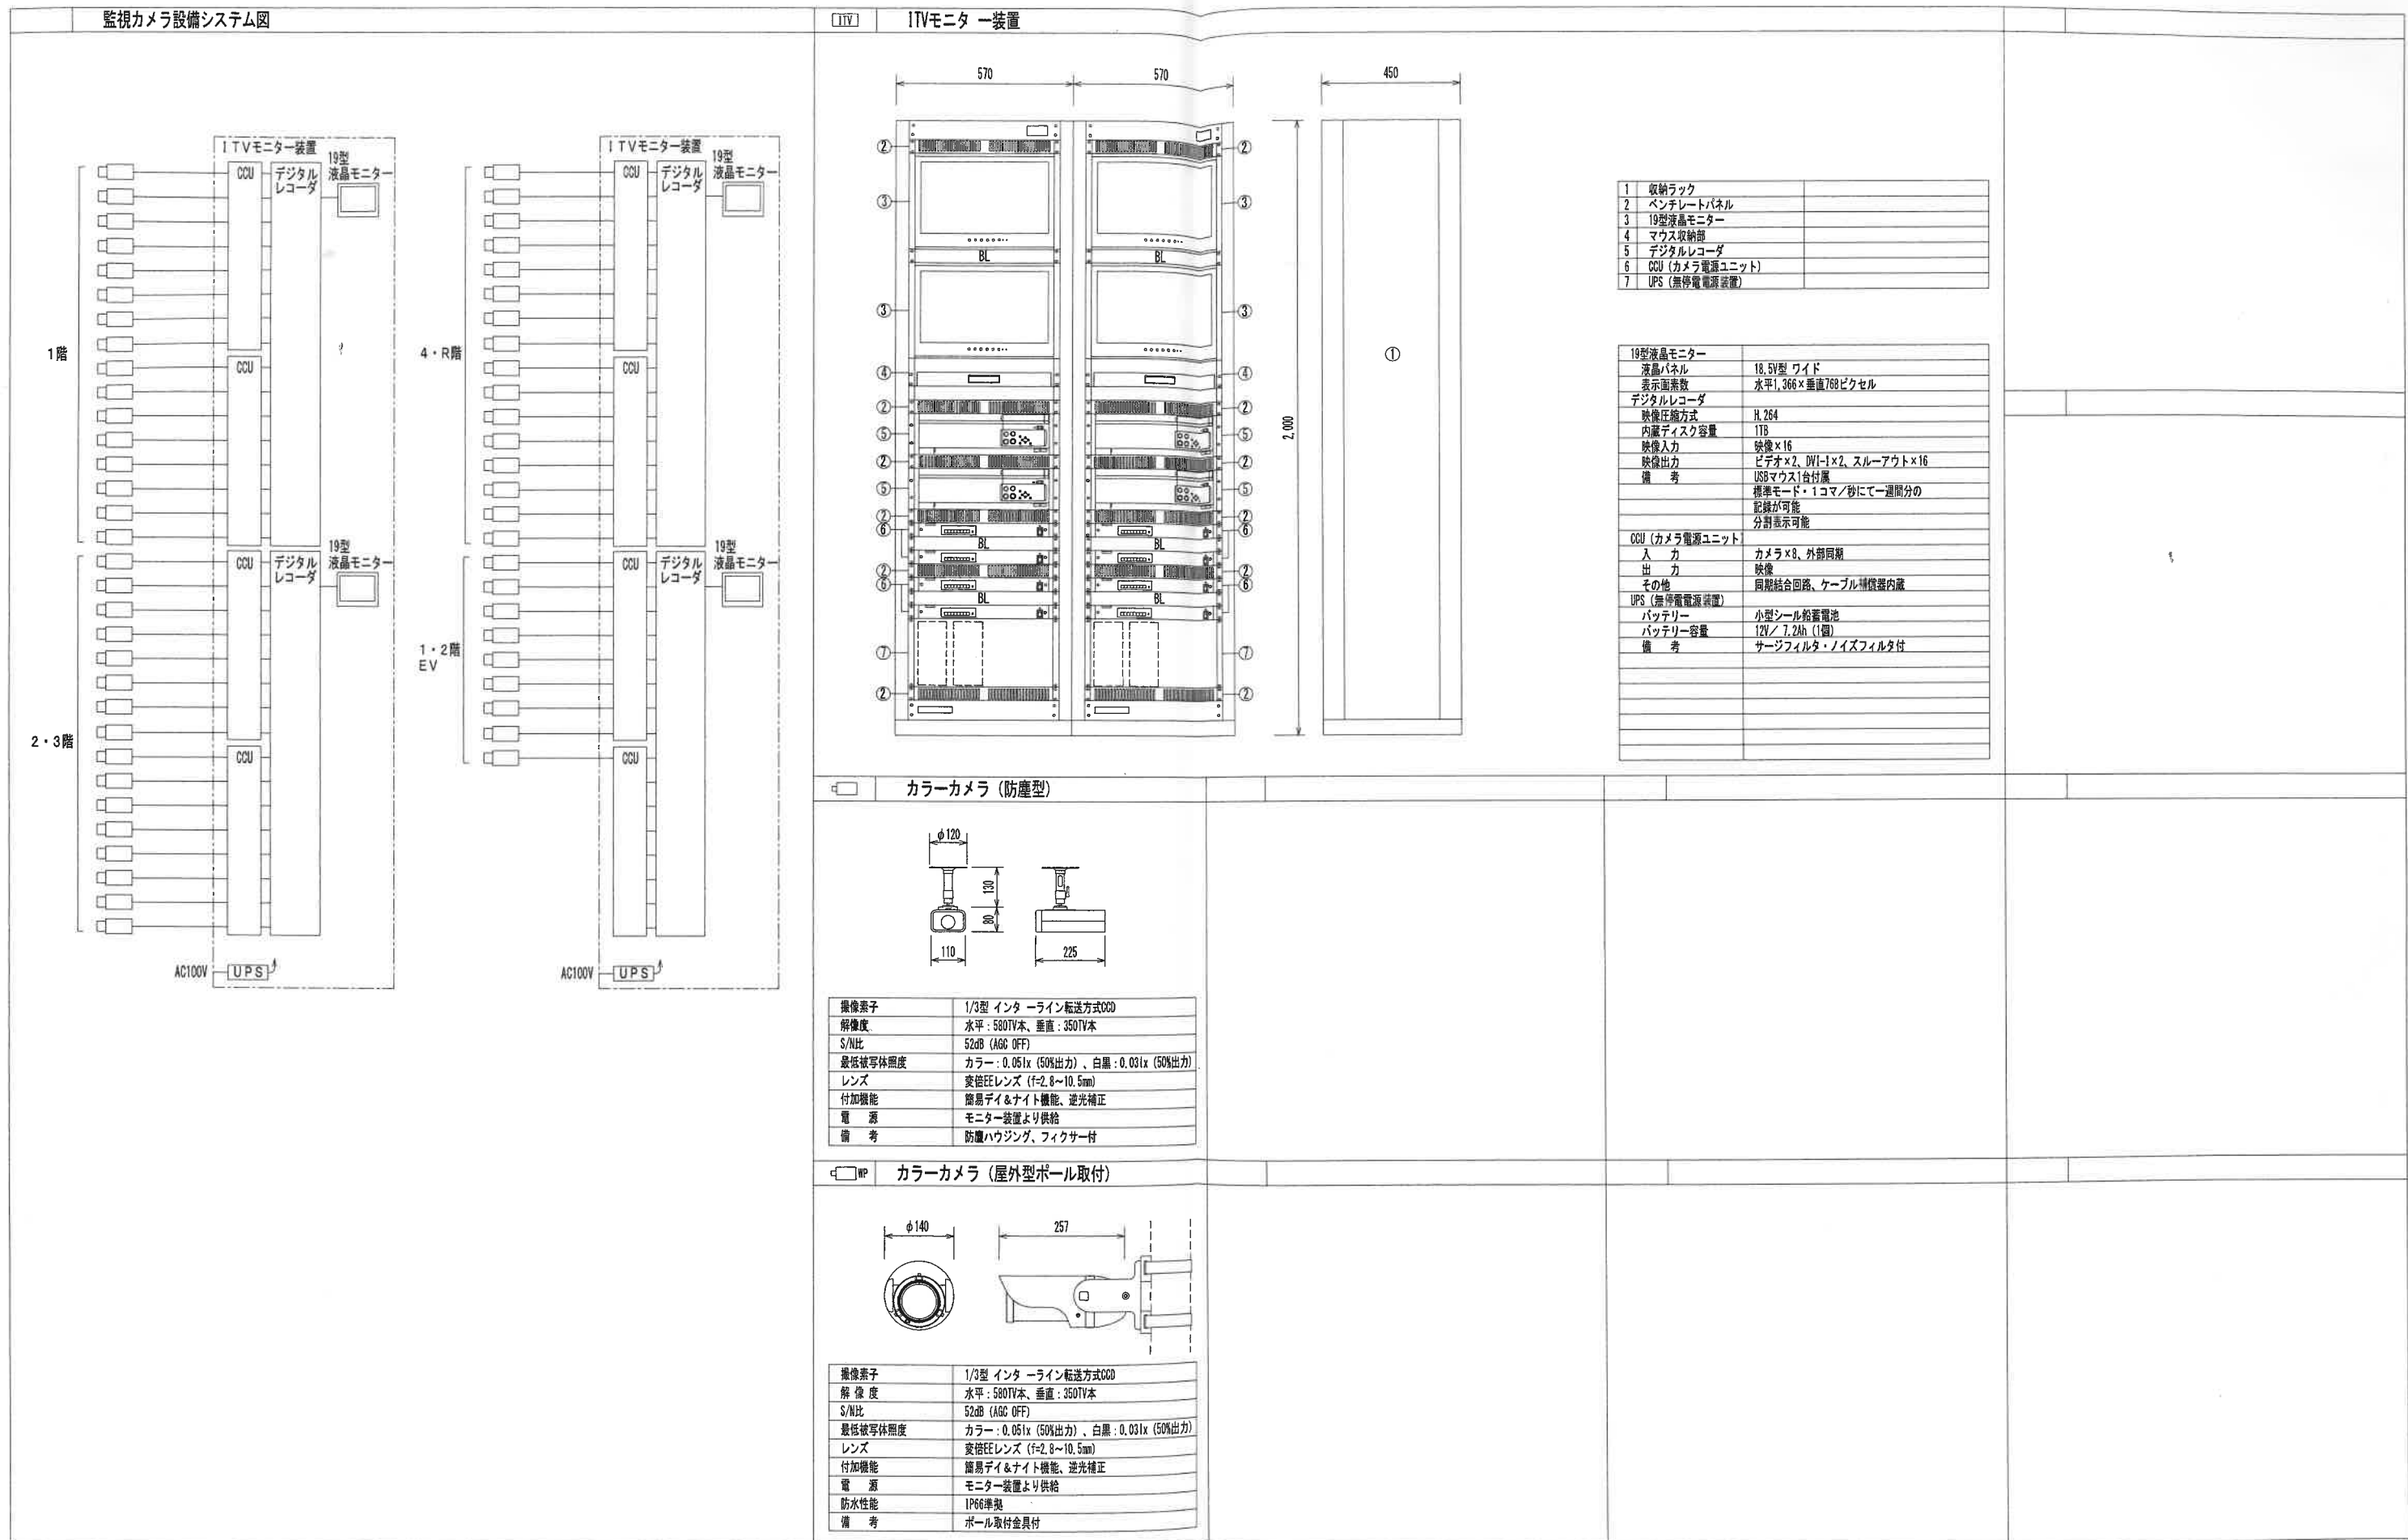

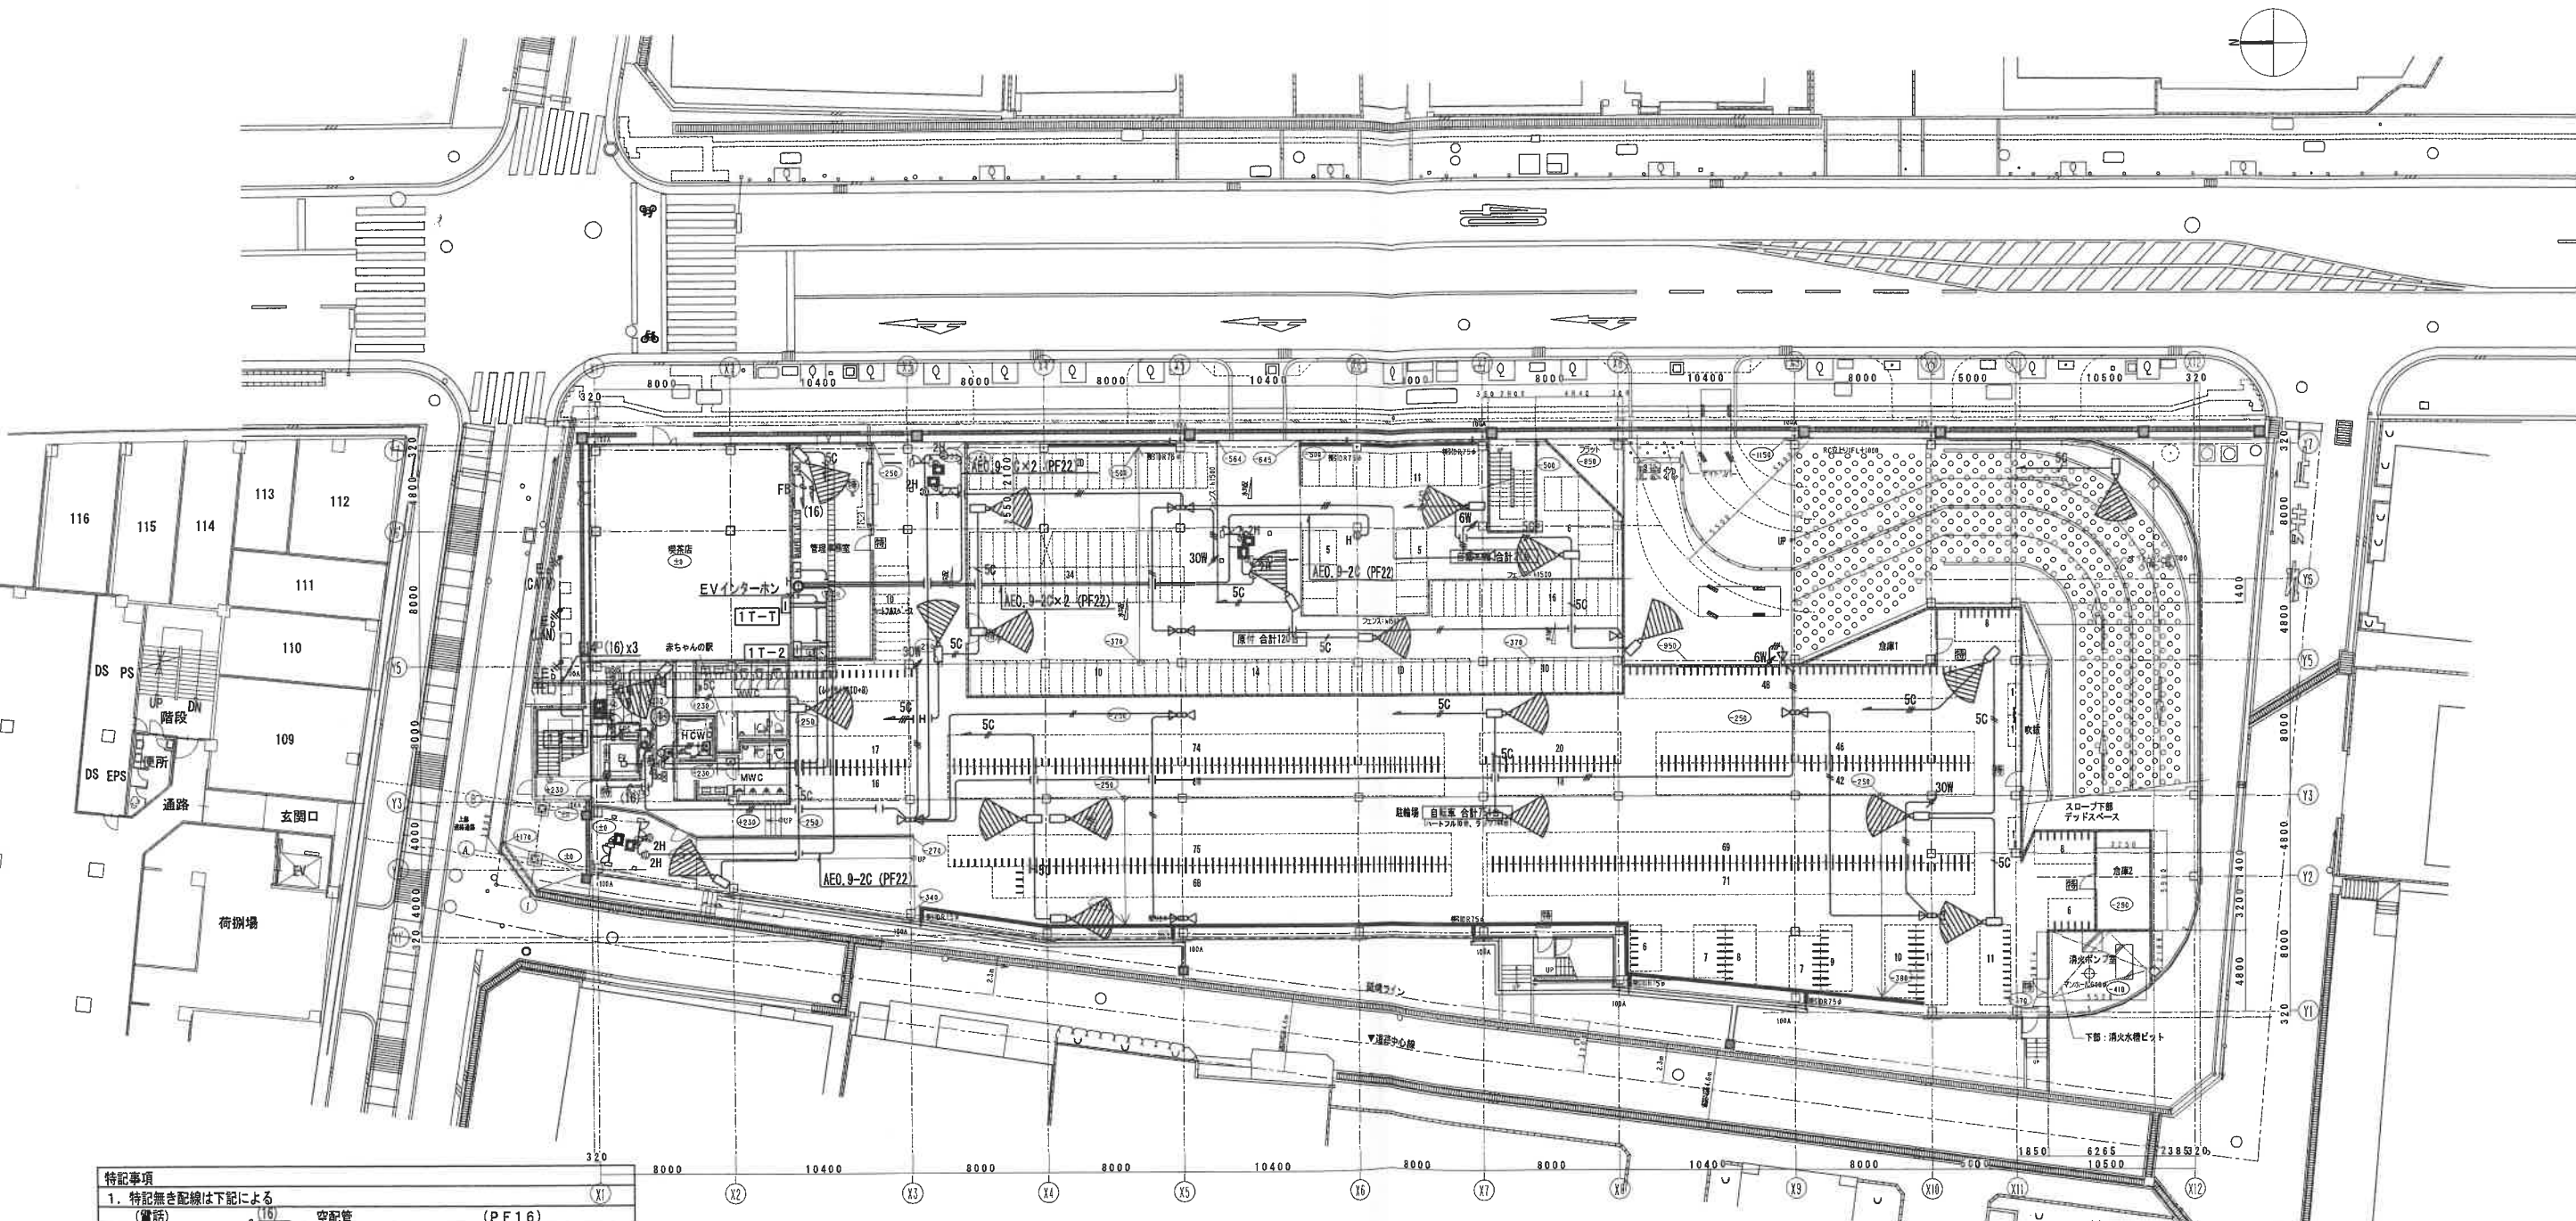


| 特記事項                                    |           |        |
|-----------------------------------------|-----------|--------|
| 1. 特記無き配線は下記による                         |           |        |
| (電話)                                    | 空配管       | (PF16) |
| (情報)                                    | 空配管       | (PF22) |
| (テレビ)                                   | S-5C-FB   | (PF16) |
| (1TV)                                   | S-5C-FB   | (E19)  |
|                                         | 5C-2V     | (PF22) |
|                                         | 5C-2Vx2   | (PF22) |
|                                         | 5C-2Vx3   | (PF22) |
|                                         | 5C-2V     | (E19)  |
|                                         | 5C-2Vx2   | (E25)  |
|                                         | 5C-2Vx3   | (E25)  |
| (放送)                                    | AE1. 2-2C | (PF16) |
|                                         | AE1. 2-3C | (PF16) |
|                                         | AE1. 2-2C | (E19)  |
|                                         | AE1. 2-3C | (E19)  |
| 特記無き配管材はP管とする                           |           |        |
| 2. 防火区画貫通処理 (国土交通大臣認定工法・財) 消防安全センター 評定品 |           |        |

| 1階 平面図 |                                        |      |                   |
|--------|----------------------------------------|------|-------------------|
| 記 号    | 名称・仕様                                  | 記 号  | 名称・仕様             |
| □      | 端子盤                                    | ITV  | 1TVモニター装置         |
| ⊙      | 電話受口                                   | □    | カラーカメラ (防塵型)      |
| ①      | LAN受口 Cat5e 1端子                        | □ WP | カラーカメラ (屋外型ボール取付) |
| ⊙      | テレビ受口 75Ω 1端子                          | ① H  | 身障者用インターホン 親機     |
| [M]    | マルチメディアコンセント コンセント、テレビ、電話、LAN コンセント図参照 | ② H  | 身障者用ドアホン          |
| [AMP]  | 業務用アンプ                                 | [E]  | 電気錠制御盤 (別途工事)     |
| □      | ホーン型スピーカー                              | ④    | 電気錠 (別途工事)        |
| □ P    | ホーン型スピーカー (ボール取付)                      | [T]  | テンキー (別途工事)       |
| 6W     | アッテネーター (～6W)                          | [N]  | 便所呼出表示器 (移転後点付)   |
| 30W    | アッテネーター (～30W)                         | [B]  | 呼出押印              |
| □      | 壁掛型スピーカー アッテネーター付                      | [R]  | 復旧押印              |


| 図                     | 名称・仕様   |
|-----------------------|---------|
| 特定防火設備：防火戸 (常時閉鎖)     | 防火戸     |
| 特定防火設備：煙感連動防火戸 (常時閉鎖) | 煙感連動防火戸 |
| 特定防火設備：防火戸 (常時閉鎖)     | 防火戸     |



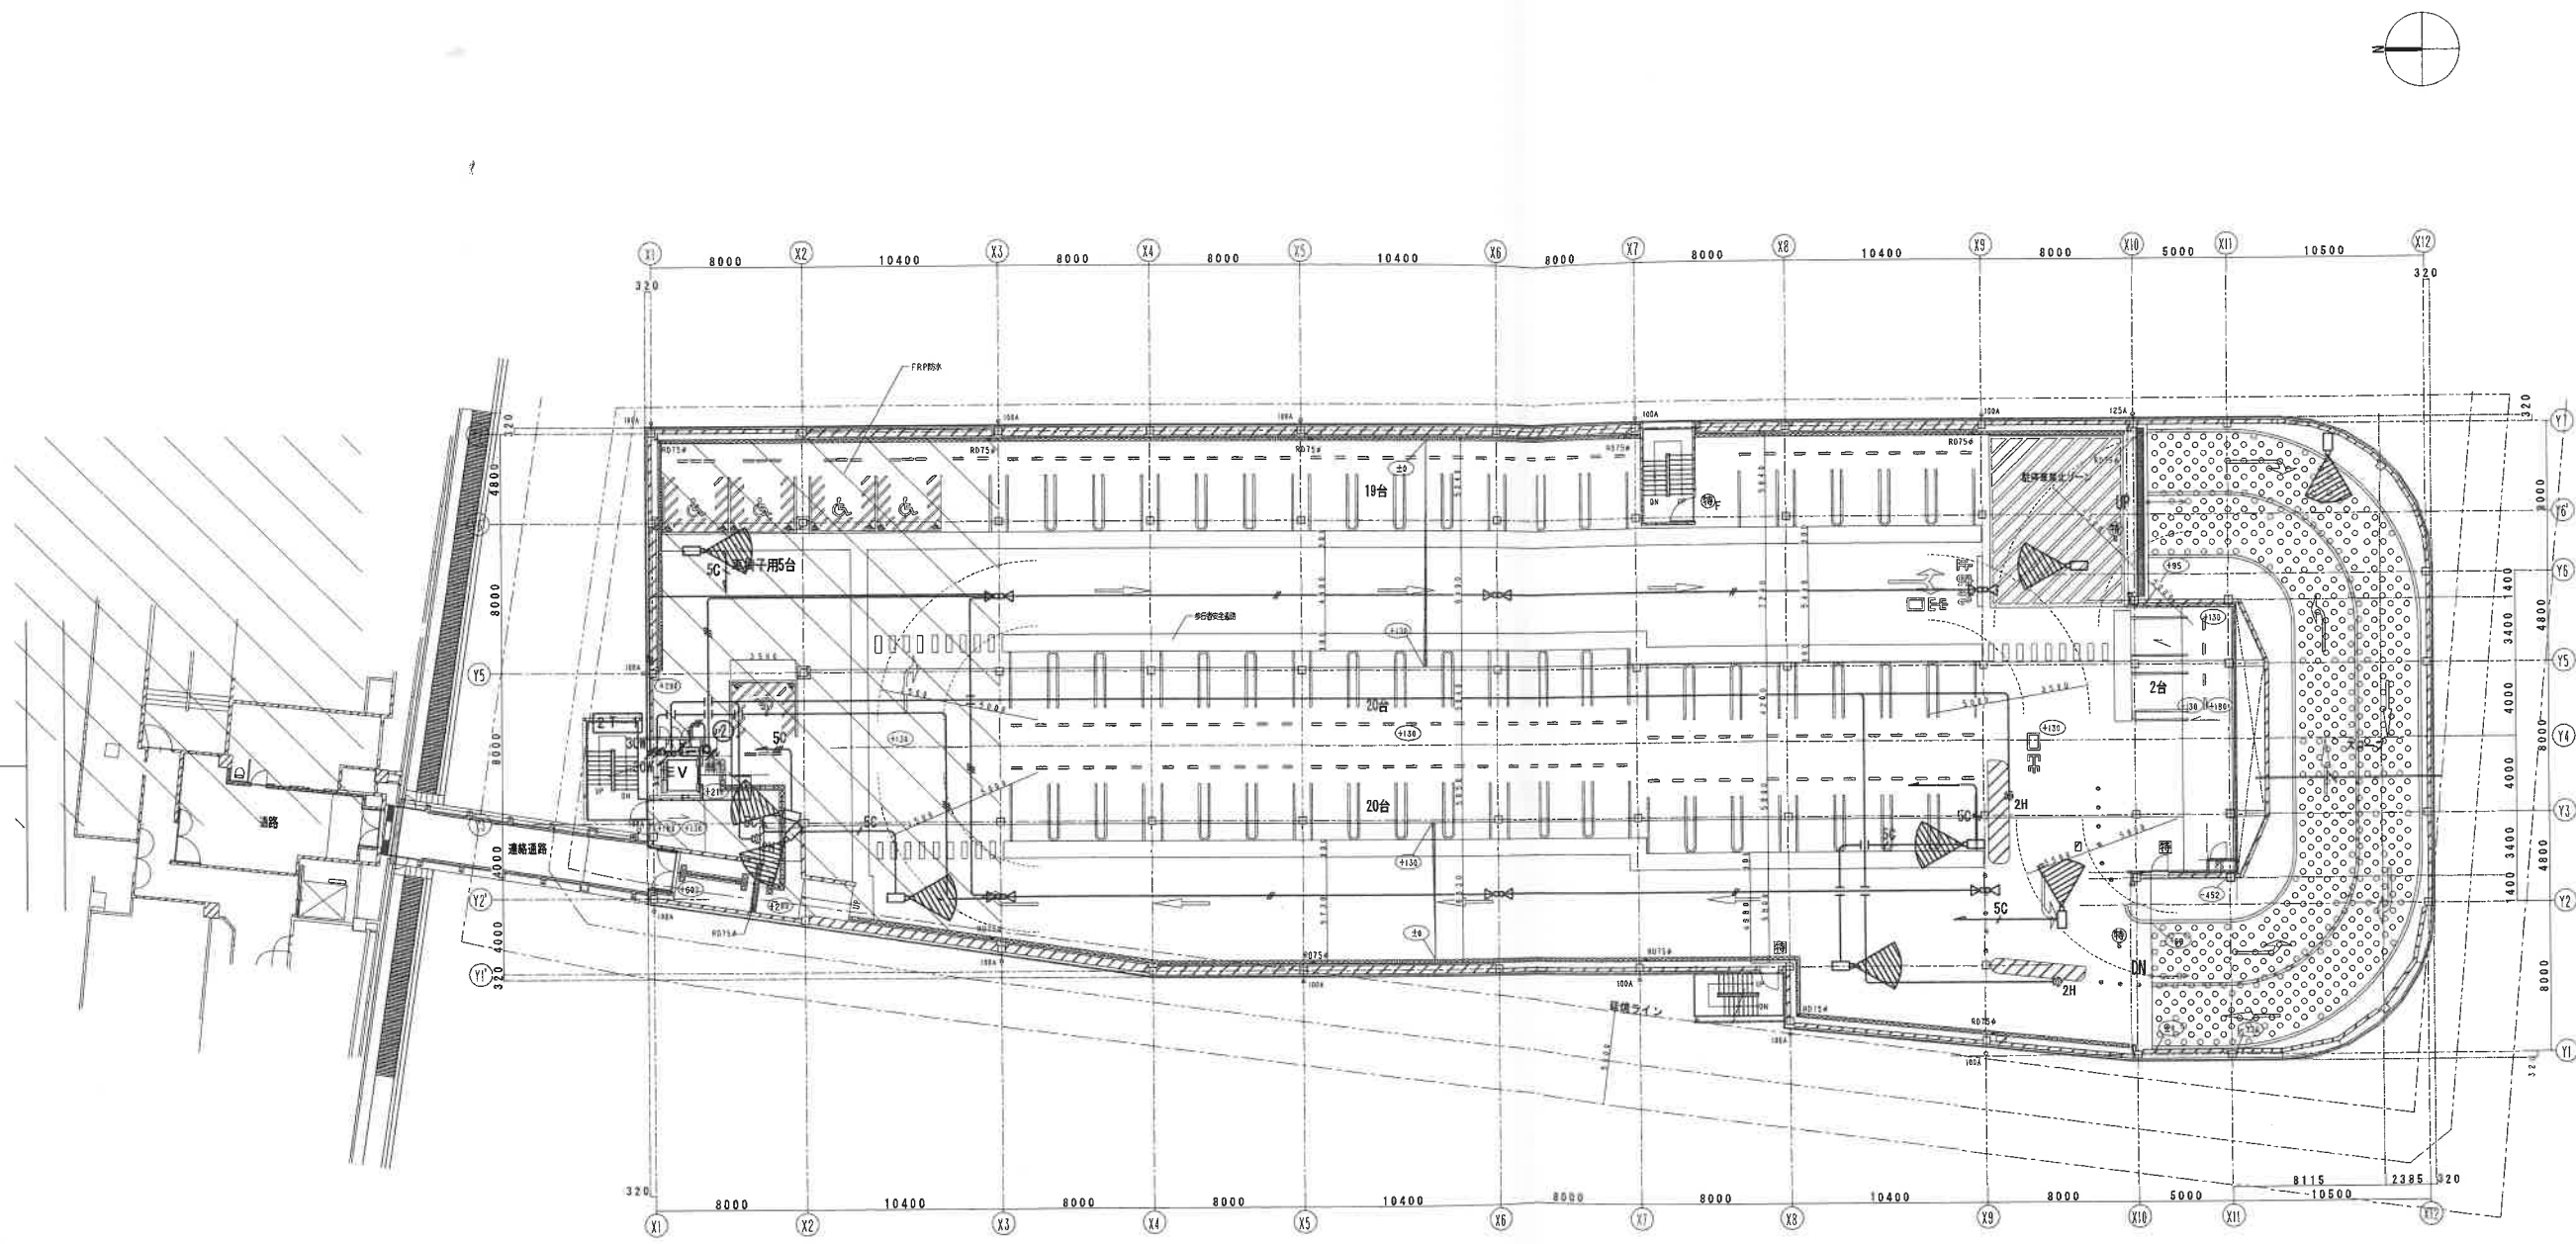

2階 平面図


|   |                         |
|---|-------------------------|
| ■ | 特定防火設備：防火戸（常時閉鎖）        |
| ■ | 特定防火設備：煙感連動防火戸（常開）シャッター |
| ■ | 特定防火設備：煙感連動防火戸（常開）      |
| ■ | 防火設備：防火戸（常時閉鎖）          |

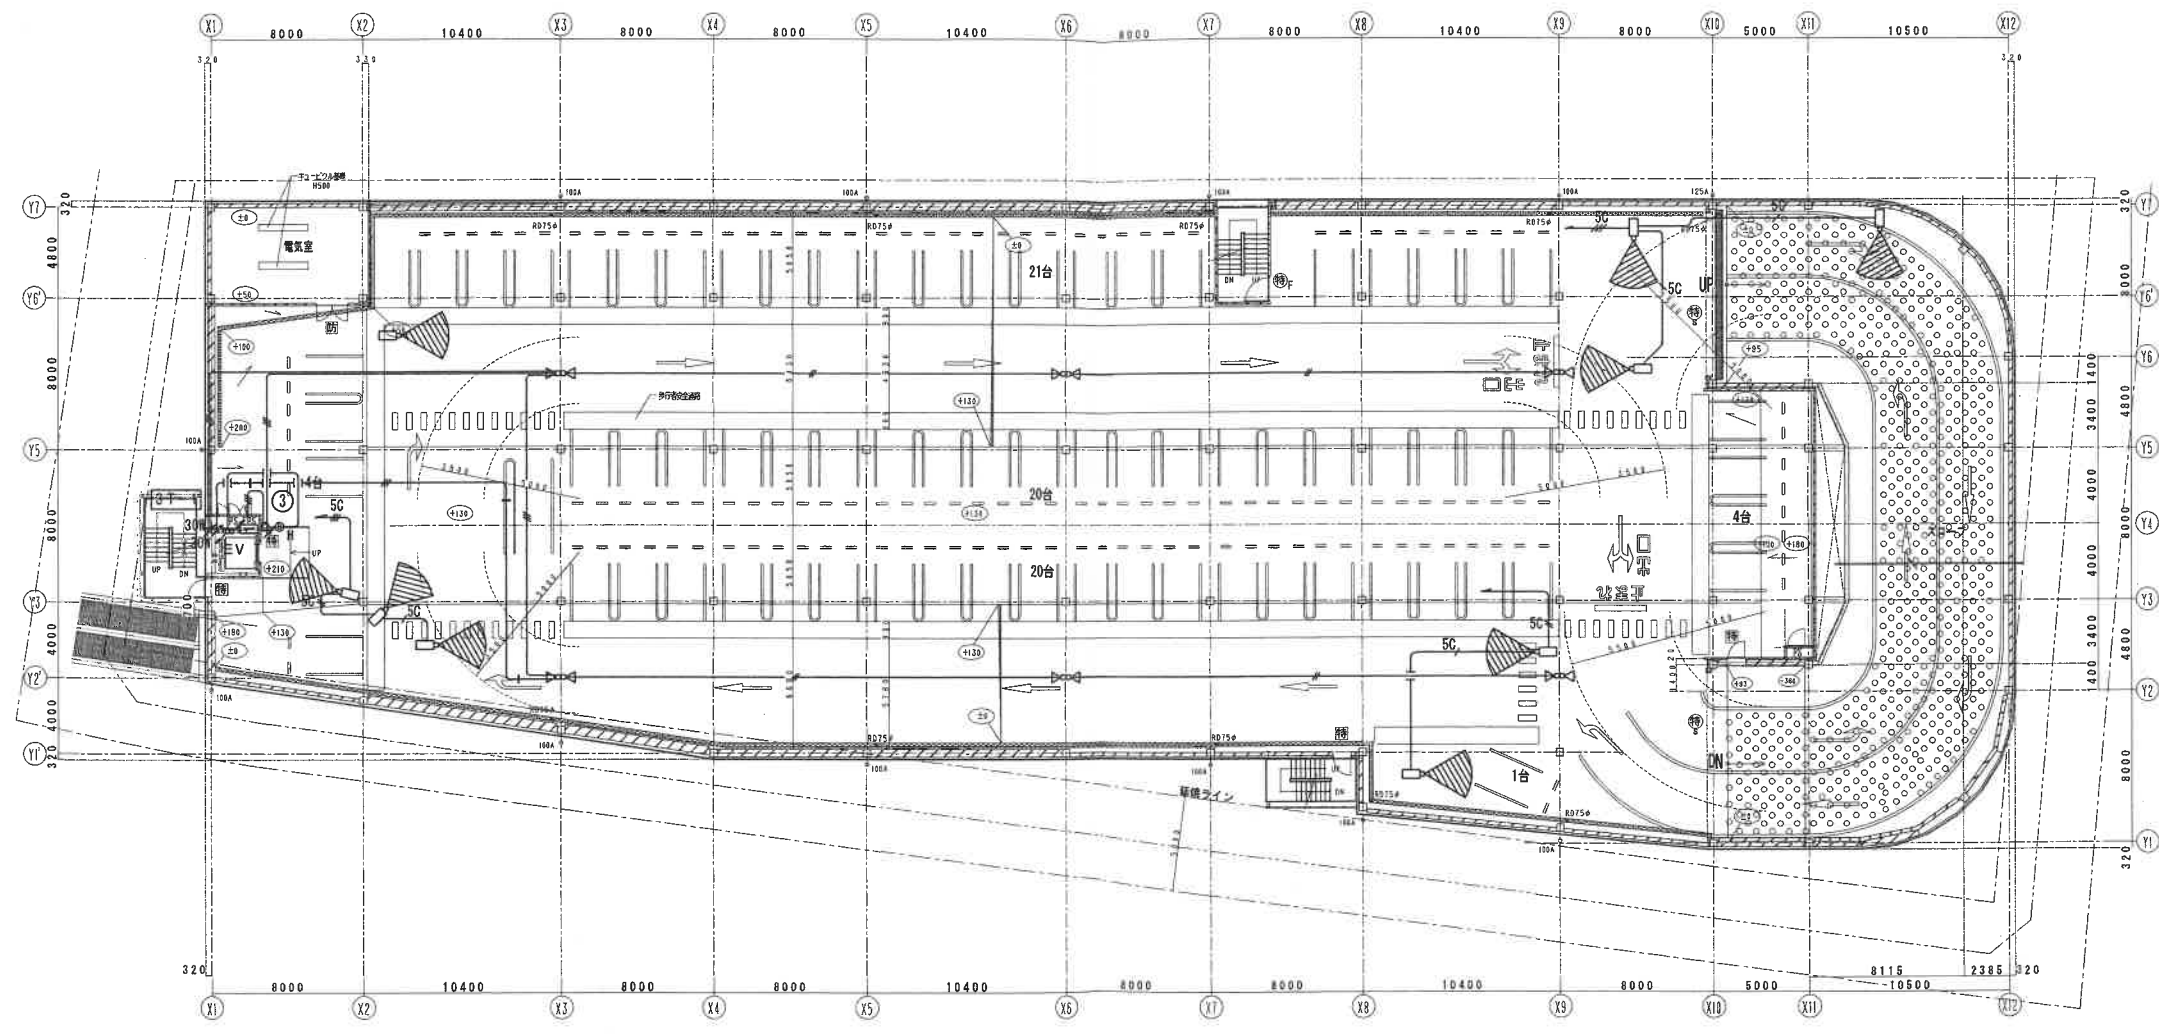

3階 平面図

|    |                         |
|----|-------------------------|
| 防火 | 特定防火設備：防火戸（常時閉鎖）        |
| 防火 | 特定防火設備：煙感連動防火戸（常閉）シャッター |
| 防火 | 特定防火設備：煙感連動防火戸（常閉）      |
| 防火 | 防火設備：防火戸（常時閉鎖）          |



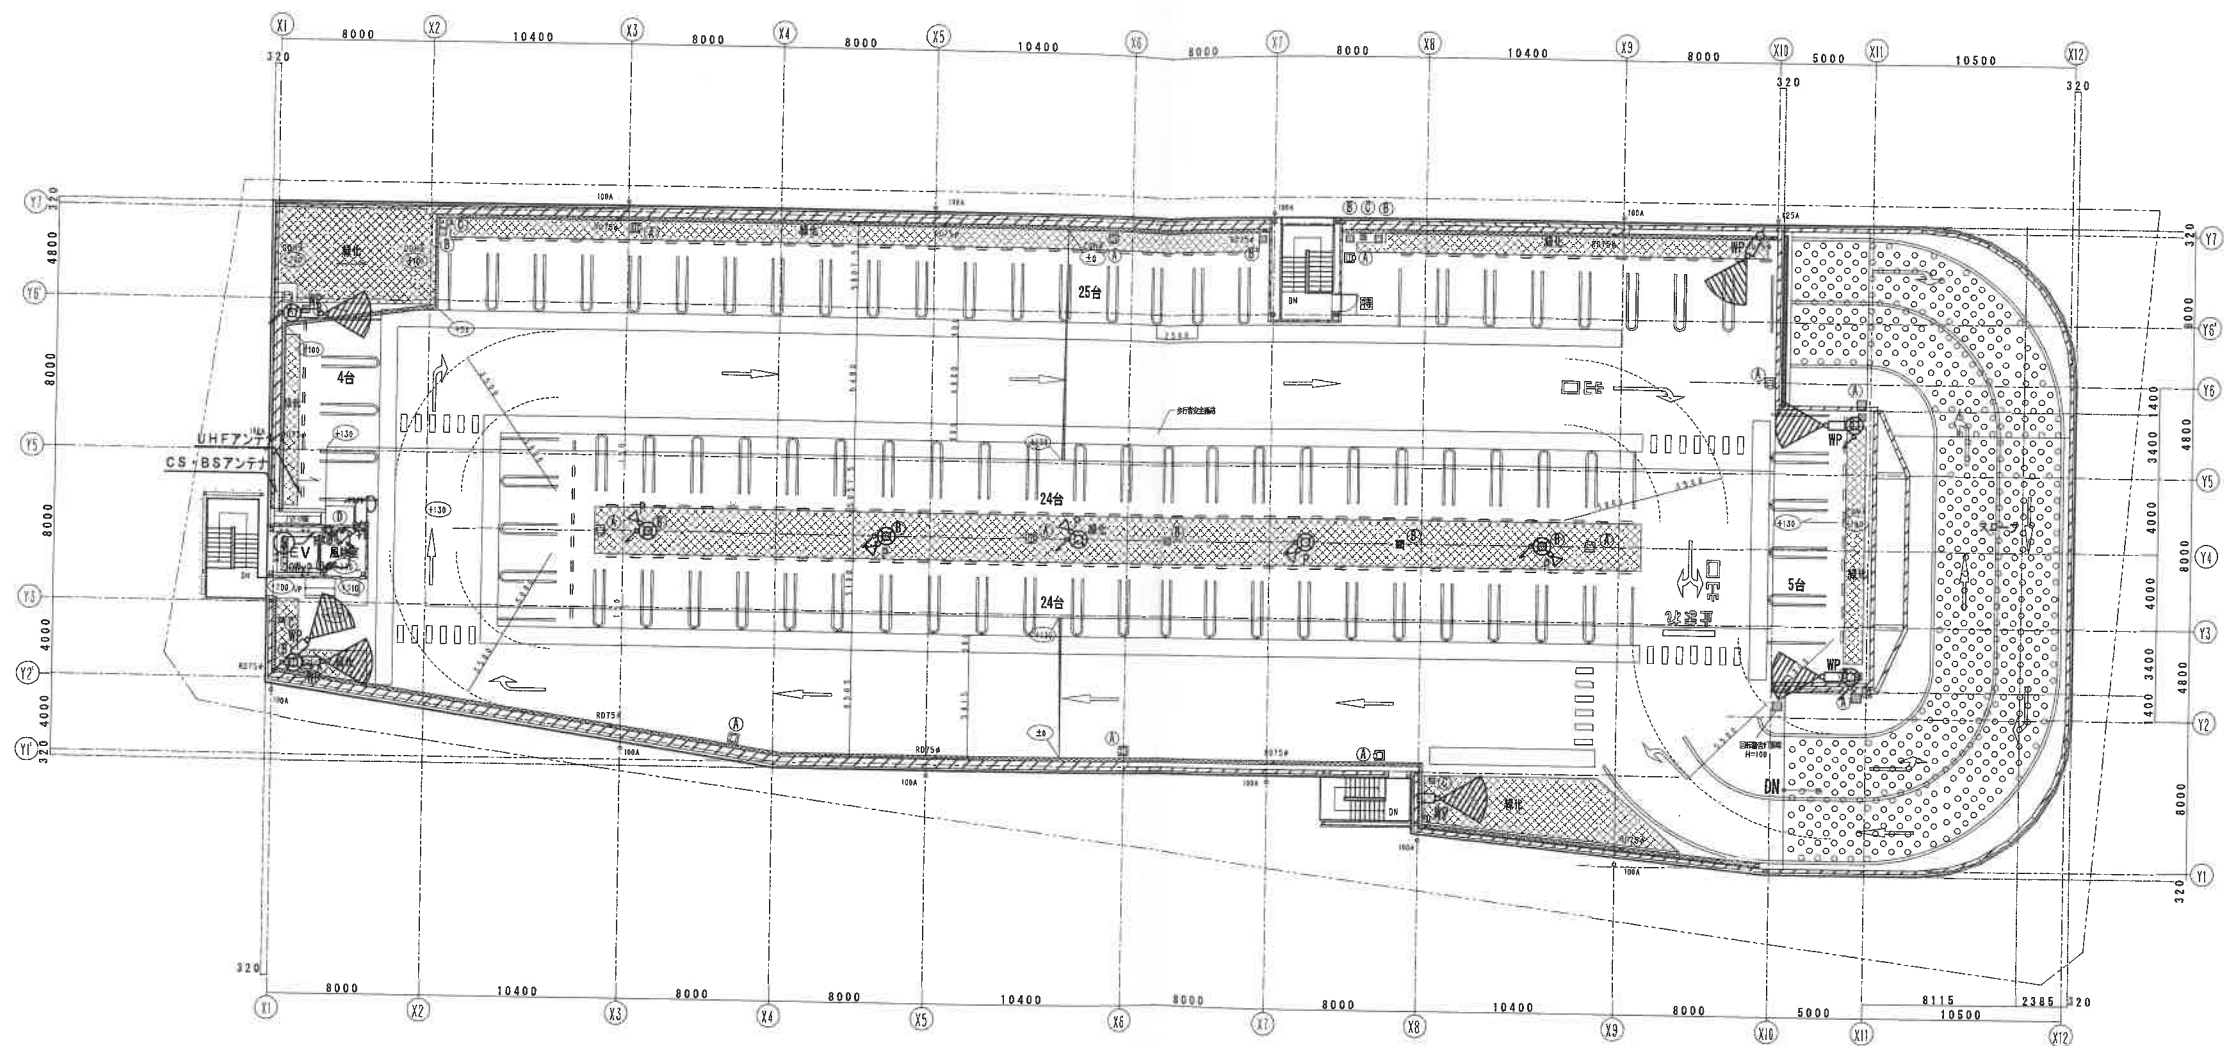

R階 平面図

|   |                         |
|---|-------------------------|
| ■ | 特定防火設備：防火戸（常時閉鎖）        |
| ■ | 特定防火設備：煙感連動防火戸（常開）シャッター |
| ■ | 特定防火設備：煙感連動防火戸（常開）      |
| ■ | 防火設備：防火戸（常時閉鎖）          |

|      |                        |
|------|------------------------|
| 設備記号 | 設備名                    |
| ①    | 移動式非常用照明灯500x500x200H  |
| ②    | ガードレール                 |
| ③    | 電線配線立上り設備              |
| ④    | 400X400X300H 45°全開遮光   |
| ⑤    | 配線配線立上り用 300x300x200H  |
| ⑥    | LED照明器具 1500x1000x200H |

|       |                                                                                                                              |
|-------|------------------------------------------------------------------------------------------------------------------------------|
| 竣工年月日 | 2016.3                                                                                                                       |
| 設計者印  |                                                                                                                              |
| 施工者印  |                                                                                                                              |
| 特記    | ■竣工図取扱い上の注意<br>本図面は工事完成時における建物の状態を表現した図面です。<br>建物の現状に合わせて作成しておりますが、万一建物の現状と図面に食い違いが生じた場合には、<br>建物の現状を優先させていただきますことを予めご了承下さい。 |

株式会社  
**大建設**  
一級建築士事務所 大阪府知事登録(タ)第404号

|           |            |
|-----------|------------|
| DATE      | 2016.03    |
| CHECK     |            |
| PROJ. NO. | 0-2014-035 |

|             |                          |
|-------------|--------------------------|
| PROJ. TITLE | 箕面駅前第一駐車場・駐輪場等複合施設新築工事   |
| DRG. TITLE  | 電気設備 R階平面図               |
| SCALE       | 1:200 (A1)<br>1:400 (A3) |