



		工 事 区 分 表			
号機名		N0.1		EV 工事	
項目		工 事 名		EV 工事	
特殊工事項目	1	搬出入口及び経路の養生工事		◎	建築・設備
	2	ストックヤードの養生工事		◎	
	3	機械室床防護塗装仕上げ工事		◎	
	4	ビッドクッパ取付工事		◎	
	5	塔内足場組立・解体工事		◎	
	6	既設油圧作動油抜き取り作業		◎	
建築関係項目	1	機械室床既設アルボックスはつり出し工事			○
	2	機械室床既設配管・配線ソリッドコアはつり出し工事			○
	3	機械室アルミ・配管・配線等撤去後のソリッドコア打ち増し又は補修工事			○
	4	各階出入口三方枠部壁体はつり出し工事			○
	5	各階出入口三方枠取付後のモルタル埋工事			○
	6	各階出入口三方枠取付後の壁仕上げ工事			○
	7	各階出入口断縁はつり出し工事			○
	8	各階出入口断縁取付後の床仕上げ補修工事			○
	9	各階ホール断部壁穴あけ・はつり工事			○
	10	各階ホール断取付後のモルタル埋工事			○
	11	各階ホール断取付後の壁仕上げ工事			○
	12	ビッド内機器ハツリ出し及びビッド床仕上げ工事			○
	13	ビッド防護塗装仕上げ工事			○
	14	機械室既設油圧配管・ケーブル配管撤去工事			○
	15	上記撤去後の六等の埋め戻し補修工事			○
	16	各発生ガフ袋詰め付け及び産業廃棄物処理			○
	17	ビッド反力の建築構造強度計算			○
	18	各階エレベーターホールの防火安全隔仕切り工事			○
	19	昇降路内立柱のサイズ変更工事（2m用H100X100+H125X125）			○
	20	ビッド反力不足時の床補強工事			○
	21	昇降路内立柱差壁のはつり・補修工事（興行き有効径大のため）			○
	22	立柱間につながる材（L90X90）取付工事			○
電気関係項目	1	動力電源用配管配線延長工事 既設線38m ² を10m延長			○
	2	照明電源用配管配線延長工事 既設線3.5m ² を10m延長			○
	3	アース線の配管配線延長工事 既設線14m ² を10m延長			○
	4	ビッド内コンソルト移設工事（移設長さ10m）			○
	5	既設機械室に分電盤（主、照明、アース）取付工事			○
	6	火災報知探点支給及び配管配線工事（機械室から延長10m）			○
	7	インターホン配線の延長工事 CPEV0.9-5P 10m			○
	8	工事用仮設電源の支給			○
◎印は建築関連工事を示します					

電 気 装 備	
号機名	No.1
動力用電源	定格 200V 60Hz 線サイズ×1回路 (CV) / 合 断サイズ (mm ²) 38
	断引距離 (m) 29
	100B容量 40A/台
	トランス容量 5KVA/台
	細線KVA 16KVA/台
照明用電源	定格 100V 60Hz 3.5mm x 1回路 2.0KVA/台
アース線	14mm ² (D断) / 台
インターホン用配管配線	PPPEV 0.9-5P
リモートメタセクス用配管配線	CPPEV 0.9-1P, 配管サイズφ25
ビット線用コネクセント	AC 100V 1.5KVA以上 × 1個/台 (downstairs FL+200の出入口付近に設置)
火災感知器電線無電圧0 接点5給及び配管配線	断線抵抗 DC24V 接点容量 1A, HP1.2×2C/台
放熱情報0 接点5給及び配管配線	CPPEV 0.9×2C
非常放送用スピーカ-用配管配線	HP 1.2-3C/台
防犯カメラ (モニター) 用配管配線	AC 100V, 同軸ケーブル 5C-2V x 2本
注意事項	上記の配管配線はエレベーター制御から各設備ならびに機器の設置場所までで引込み 上記の配管配線はエレベーターの施工前までに本装置配線で引込み

労働基準法 (本採用) : 有 (設備部・設備部) ・ 無

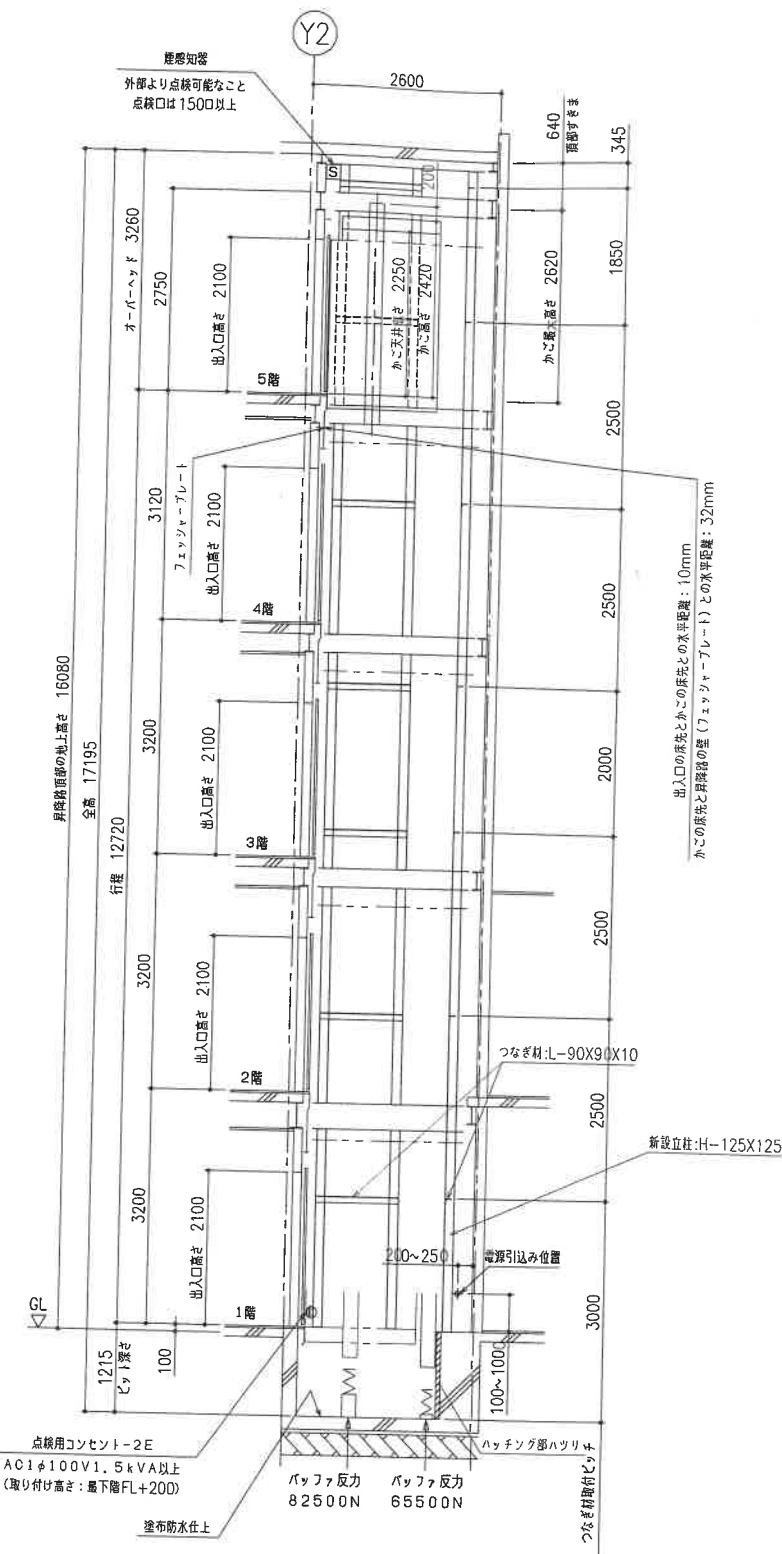


竣工年月日 2016.7	特 記	■竣工図取扱い上の注意 本図面は工事完成時における建物の状態を表現した図面です。 建物の現状に合わせて作成しておりますが、万一建物の現状と図面に食い違いが生じた場合には、 建物の現状を優先させていただきますことを予めご了承下さい。	 株式会社 大建設 一級建築士事務所 大阪府知事登録(タ)第404号	技にこころを DATE 2016 07 PROJ. NO. 0-2014-035 CHECK	PROJ. TITLE 箕面市立第二駐車場大規模改修工事 DWG. TITLE エレベーター据付図 (1)	DWG. NO. 1:50 (A1) SCALE 1:100 (A3) 36	意匠
--------------	-----	--	--	--	--	---	----

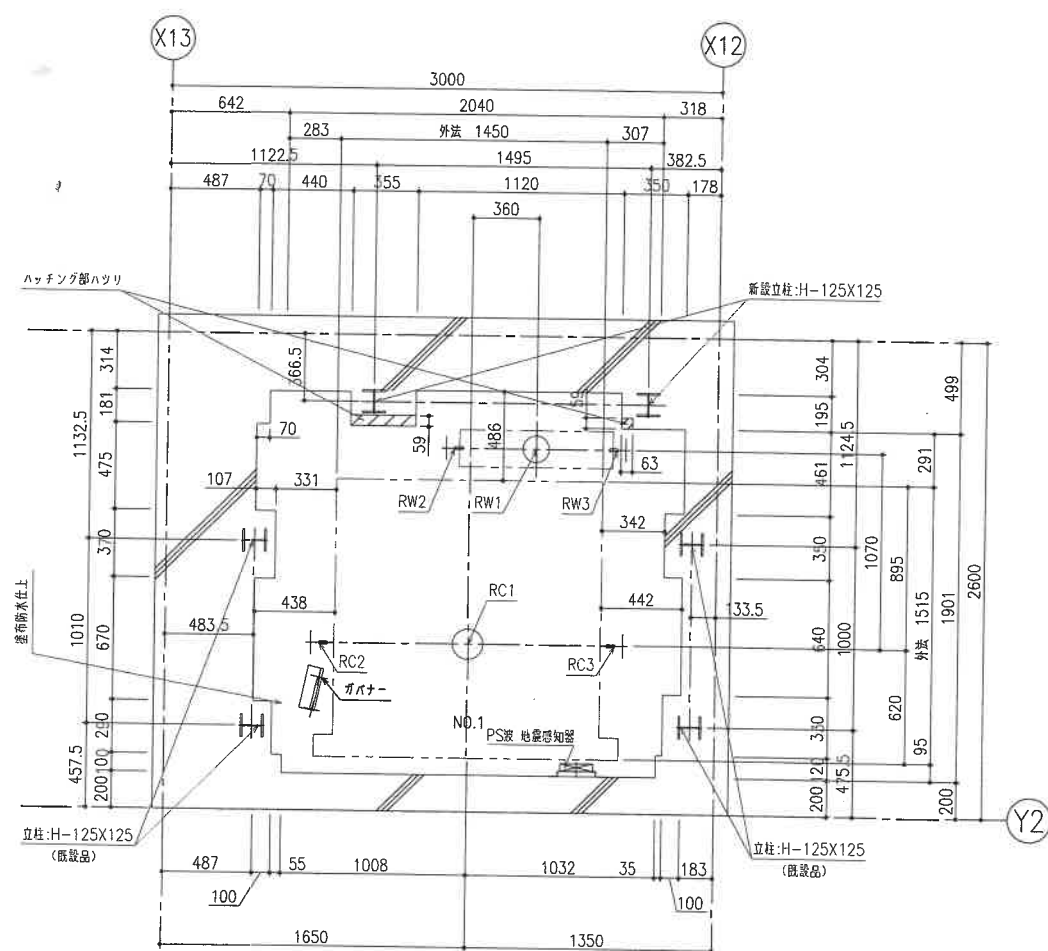

	短期荷重		長期荷重			
号線名	RC1	RW1	RC2	RC3	RW2	RW3
NO.1	82500	65500	22000	22000	42500	15500

 
ピット平面図 (1:20)




ガイドレール 部分荷重 (N)	かご側		ウェート側	
	PX	PT	PX	PY
NO.1	4400	2800	6750	3400

注) 上記荷重により柱及び梁のたわみは
5mm以下になるよう設計を要する


地震時建物に與る荷重

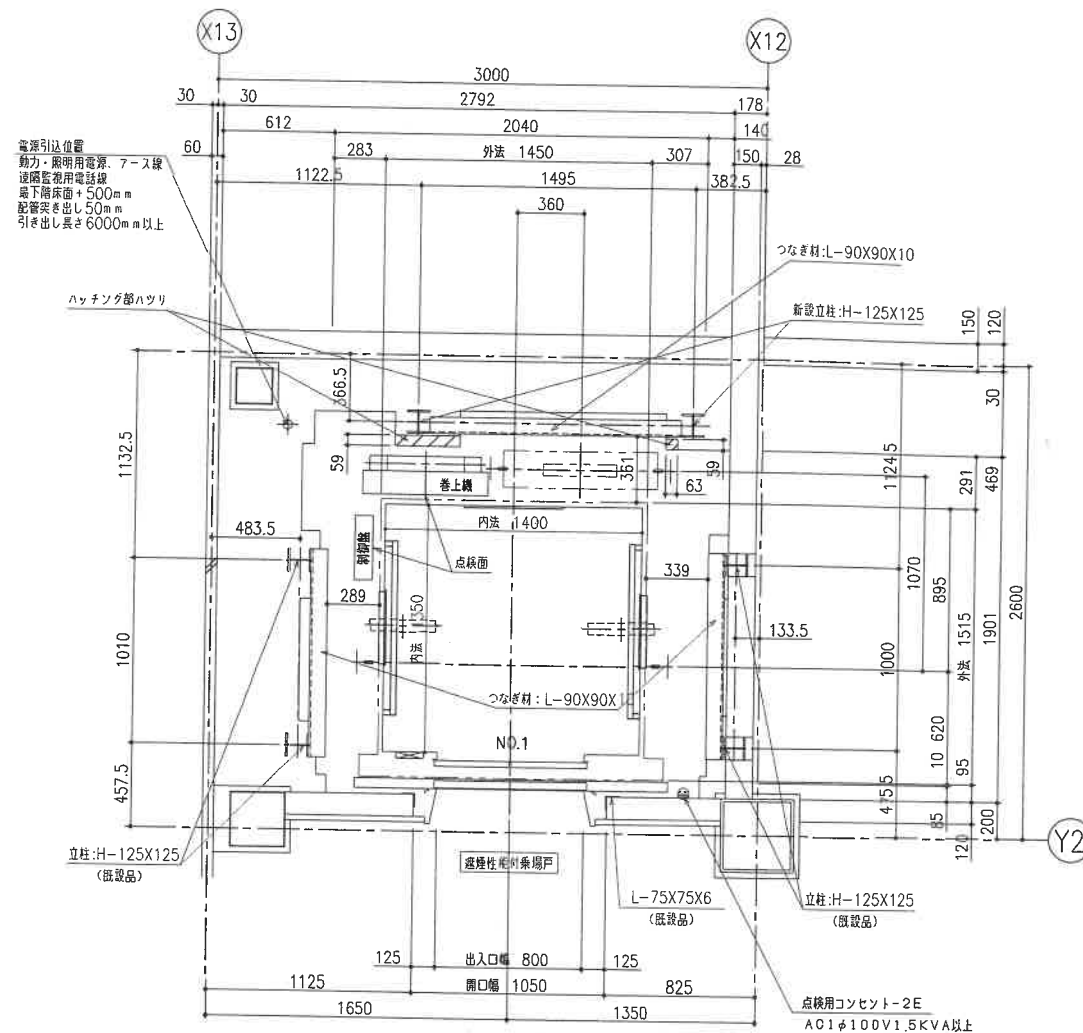







1階 昇降路平面図 (1:20)

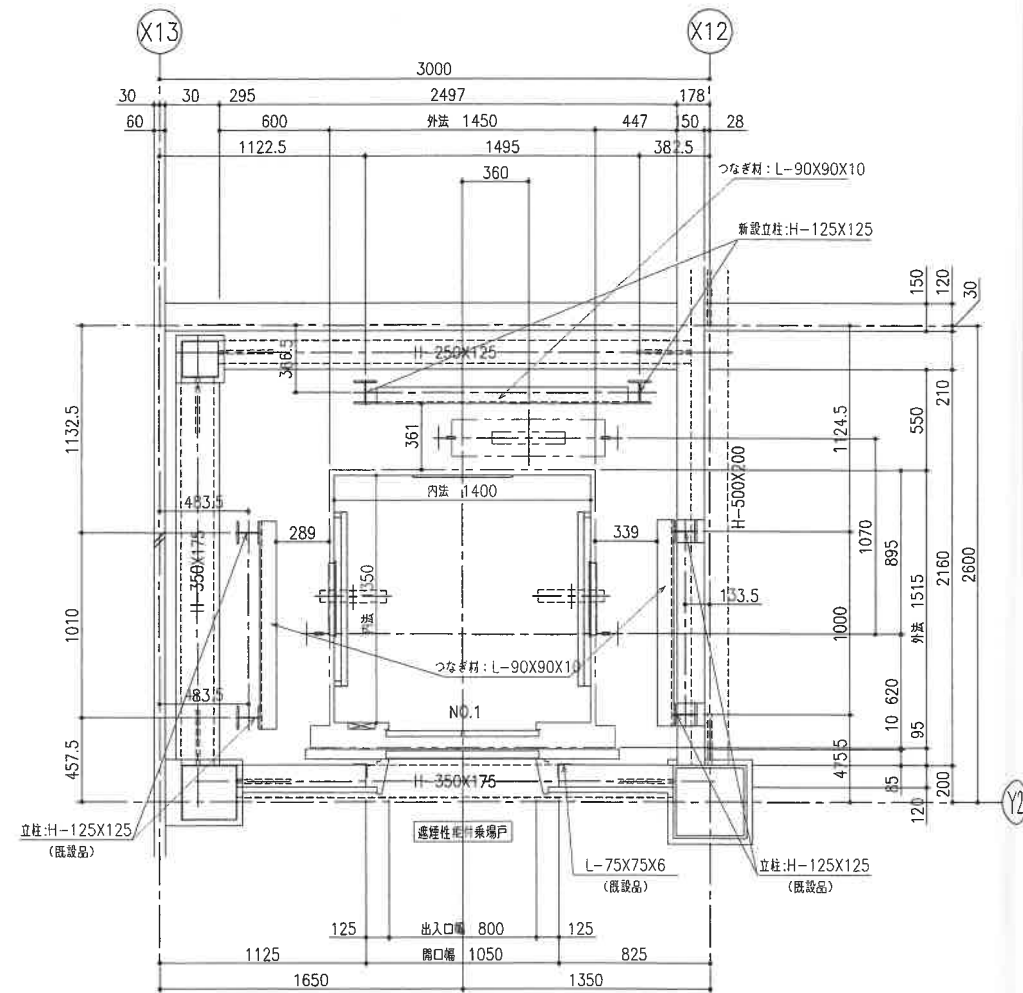


2階 昇降路平面図 (1:20)

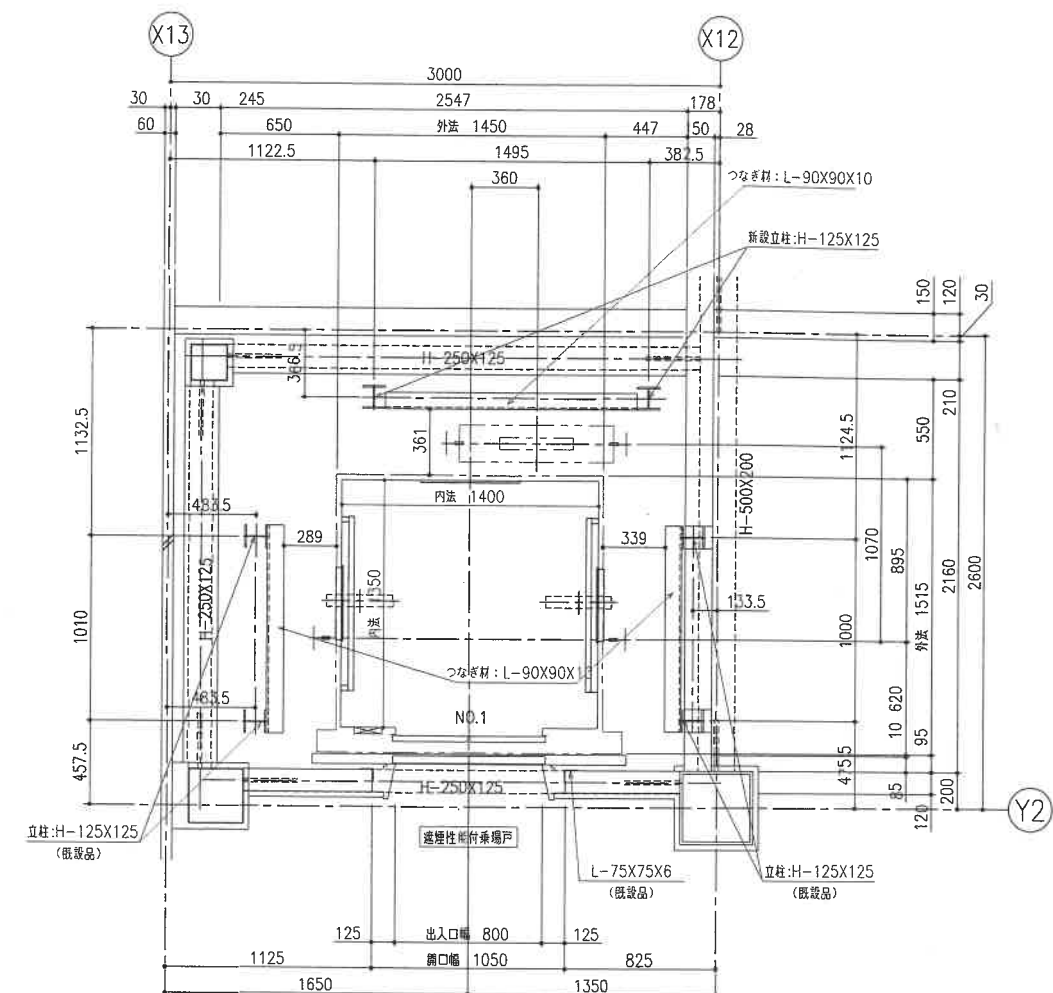


3~5階 昇降路平面図 (1:20)

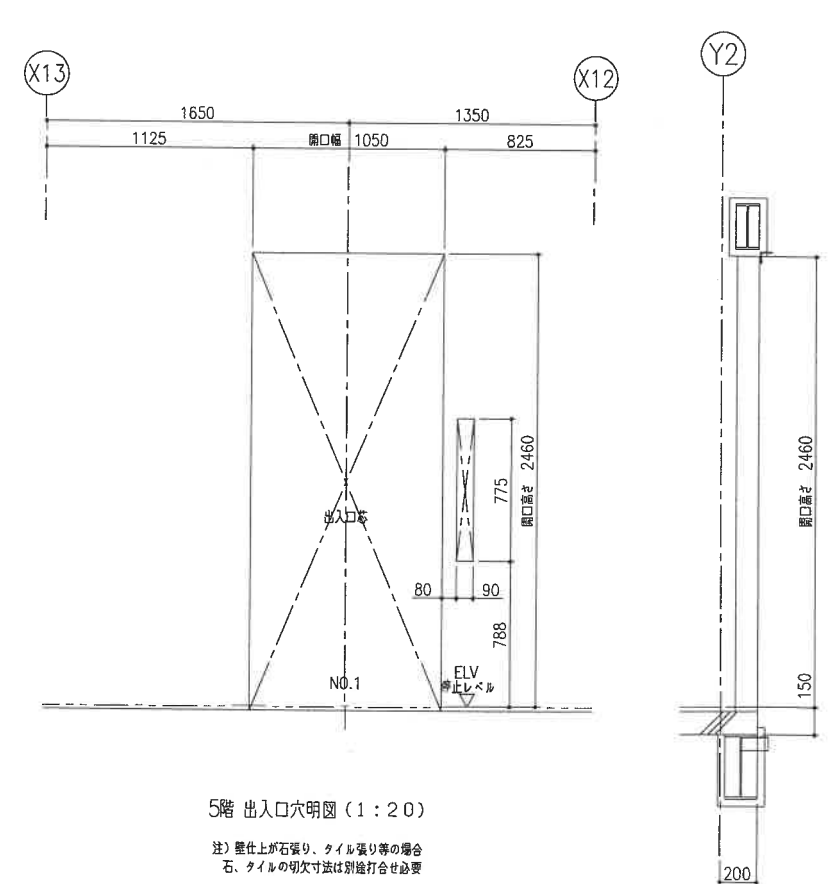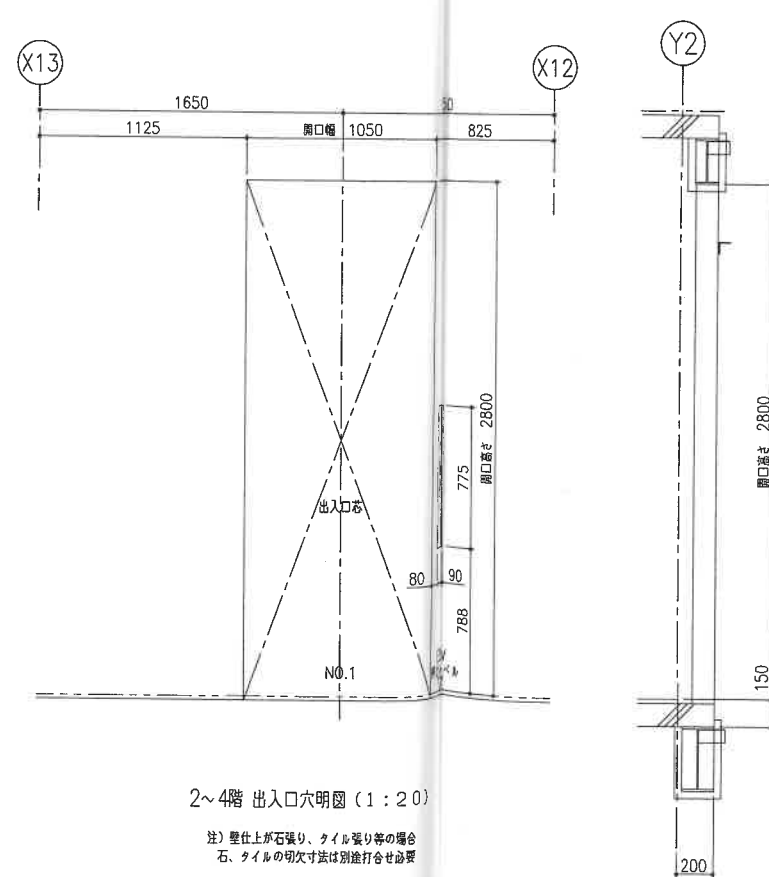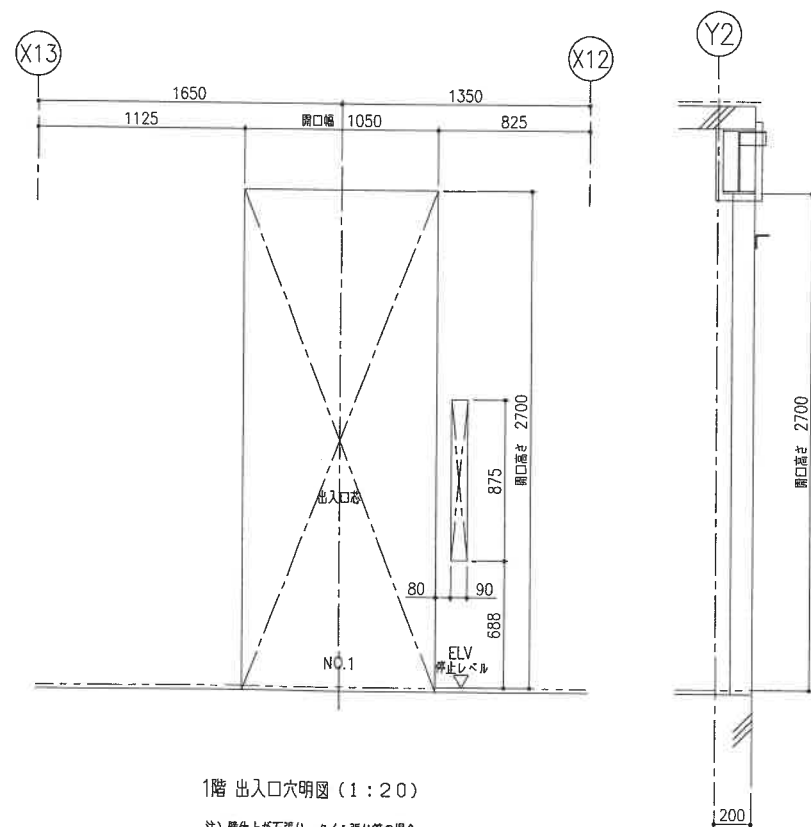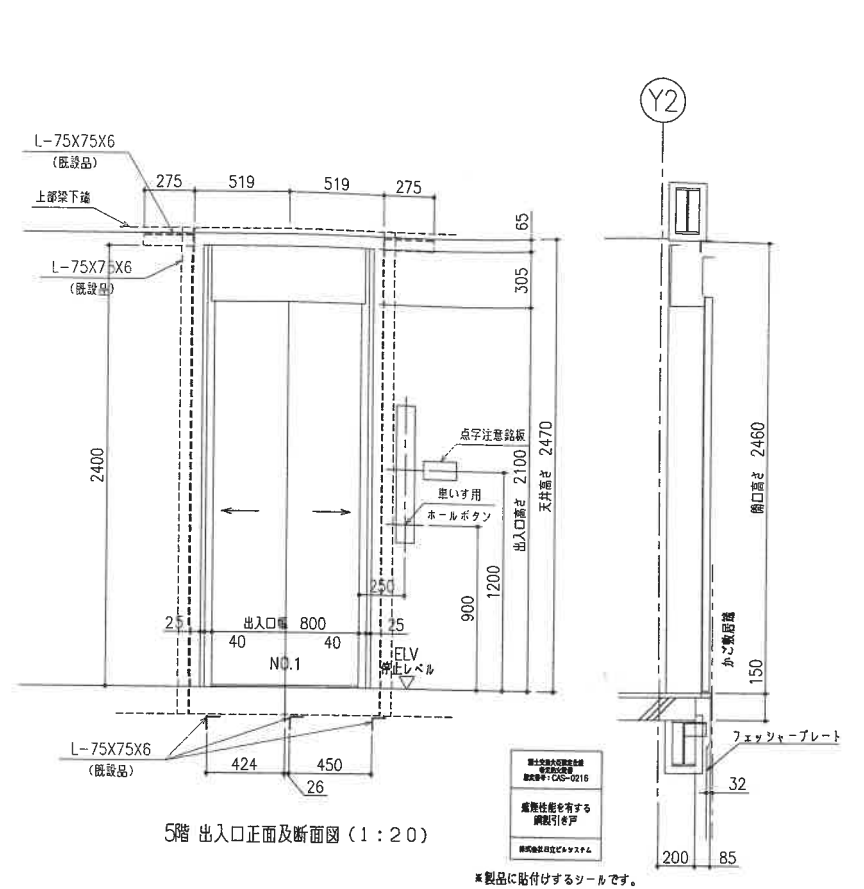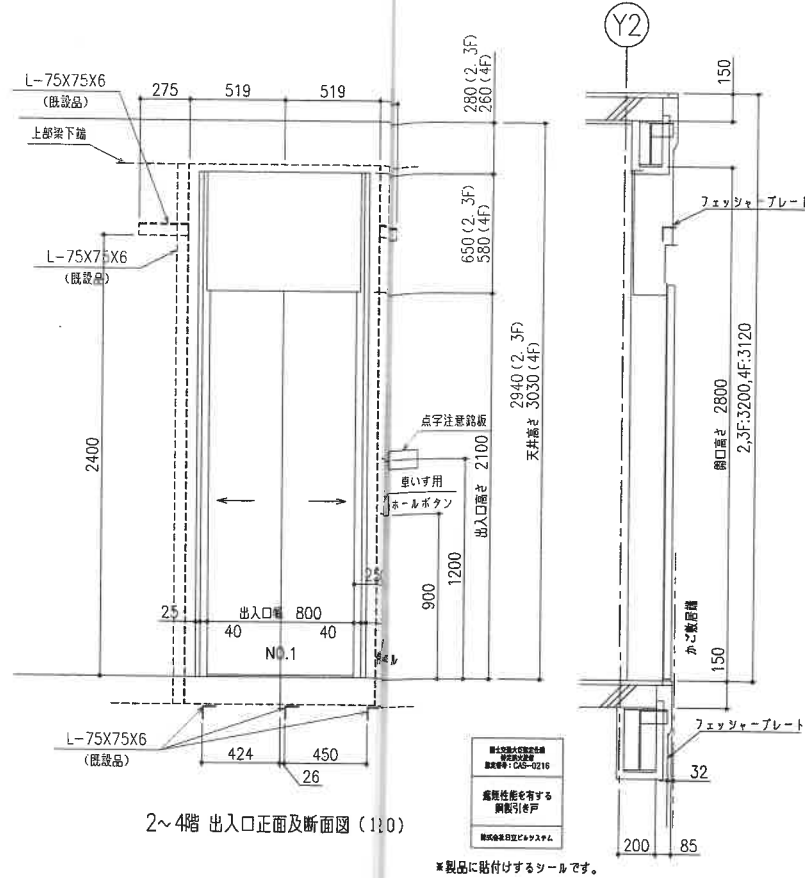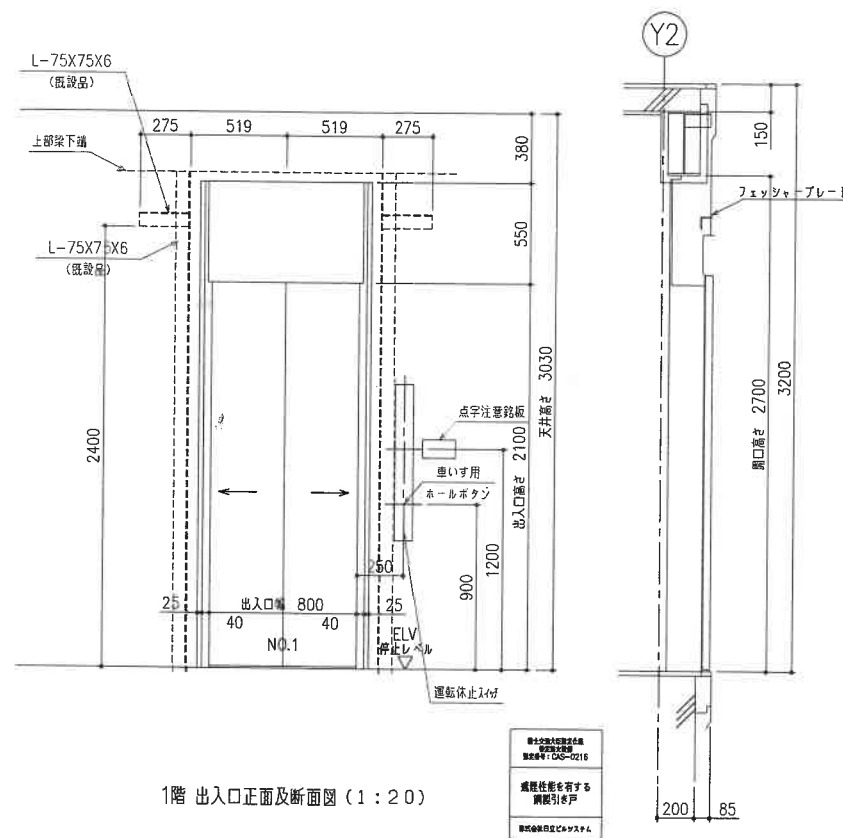

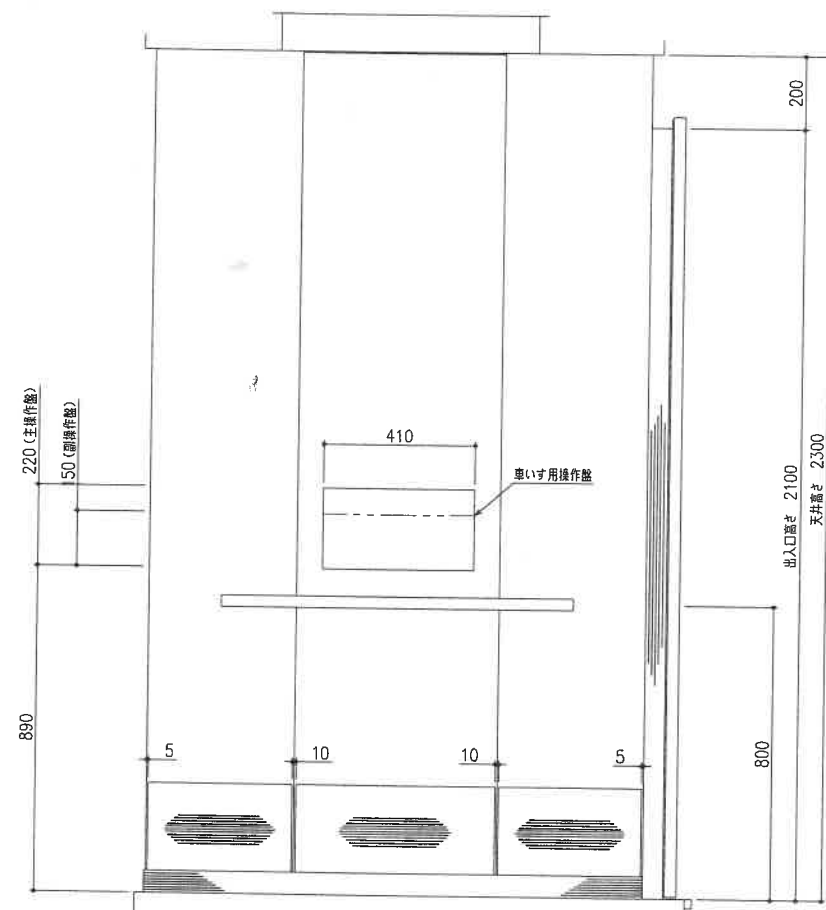


断面AA

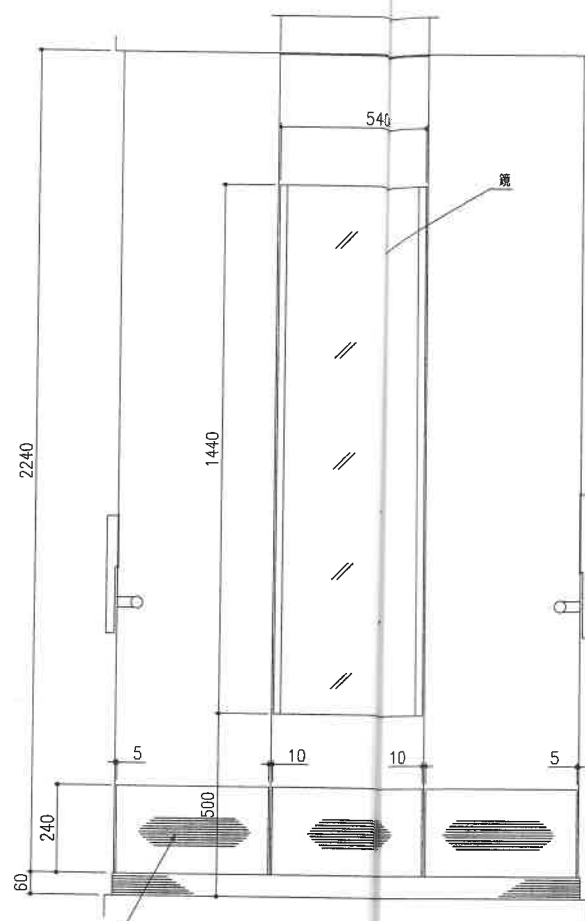


断面BB

有槽り：ステンレスヘアライン仕上
4隅は全てC0.5仕上

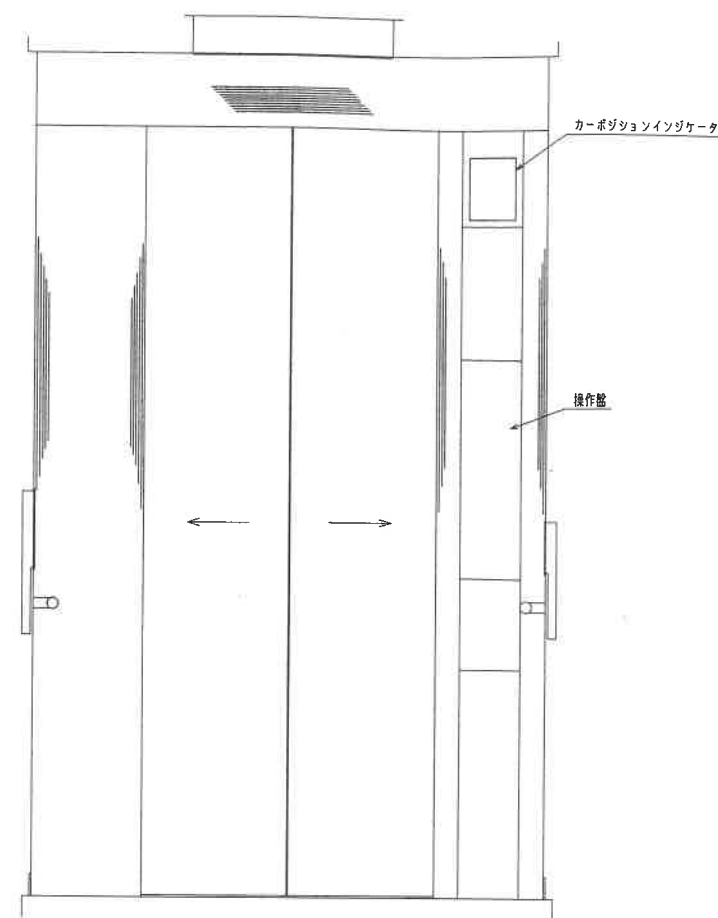


断面CC

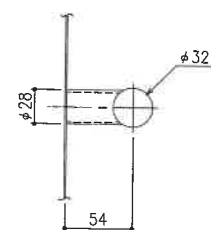

ハンドレール取付部詳細 (1:3)



側板コーナー及び中間継目詳細 (1:2)

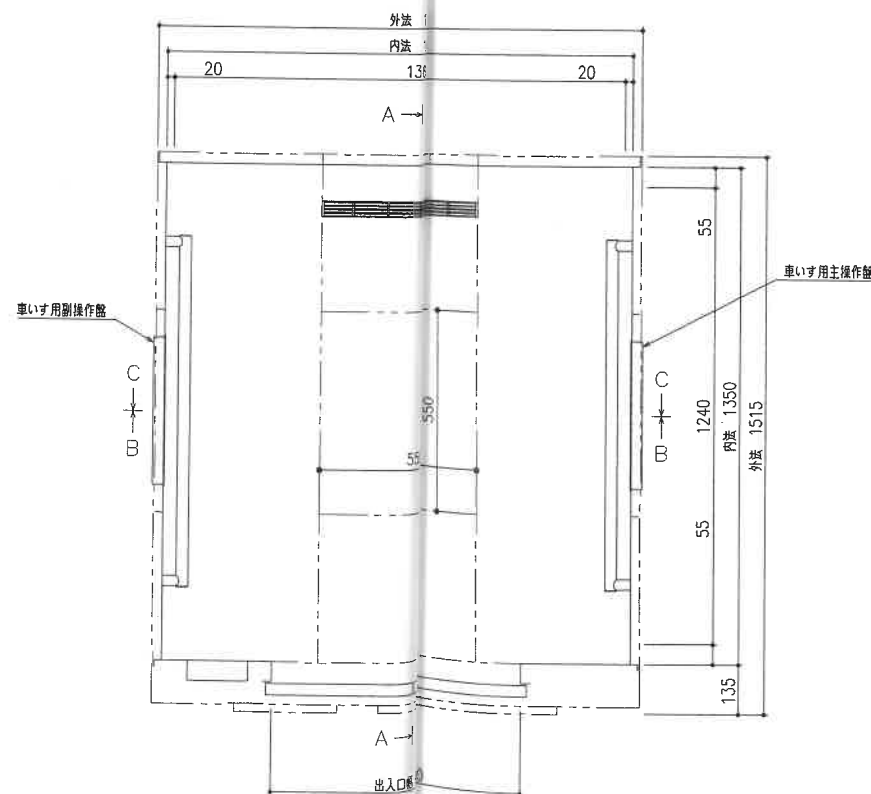

仕 様	
南側板	ステンレスヘアライン仕上
出入口上部枠	ステンレスヘアライン仕上
幅 木	ステンレスヘアライン仕上
側板、戸	化粧調板
天 井	化粧調板
照 明	つや消し乳白色アクリルカバーLED照明
停電灯	LED
天井換気ホブ、カブリ	ABS樹脂（ホワイト）
床張り	樹脂タイル（2T）
敷 居	硬質アルミ
鏡	ステンレス鏡面（雨除ヘアライン仕上）
ハンドレール	ステンレスパイプ（ヘアライン仕上）
光電装置	ドアグナル付マルチビームセンサー
有槽り	ステンレスヘアライン仕上
付属品	車いす仕様付、視覚障がい者仕様付 聴覚障がい者仕様付、音声案内装置付 非常放送用スピーカー付 かご内ステンレス材一式（カゴドア含まず）：SUS304 かご上下に電子チャイム付 側板保護マット・床マット付



竣工年月日 2016.7

特 記

■竣工図取扱い上の注意
本図面は工事完成時における建物の状態を表現した図面です。
建物の現状に合わせて作成しておりますが、万一建物の現状と図面に食い違いが生じた場合には、
建物の現状を優先させていただきますことを予めご了承下さい。

株式会社
大建設

一級建築士事務所 大阪府知事登録(タ)第404号

按にこころを

DATE

2016 07

CREK

PROJ. NO.

0-2014-035

PROJ. TITLE

箕面市立第二駐車場大規模改修工事

DRG. TITLE

かご意匠図

1:10 (A1)

SCALE 1:20 (A3)

意匠

DRG. NO.

40